


NOVÝ STAV

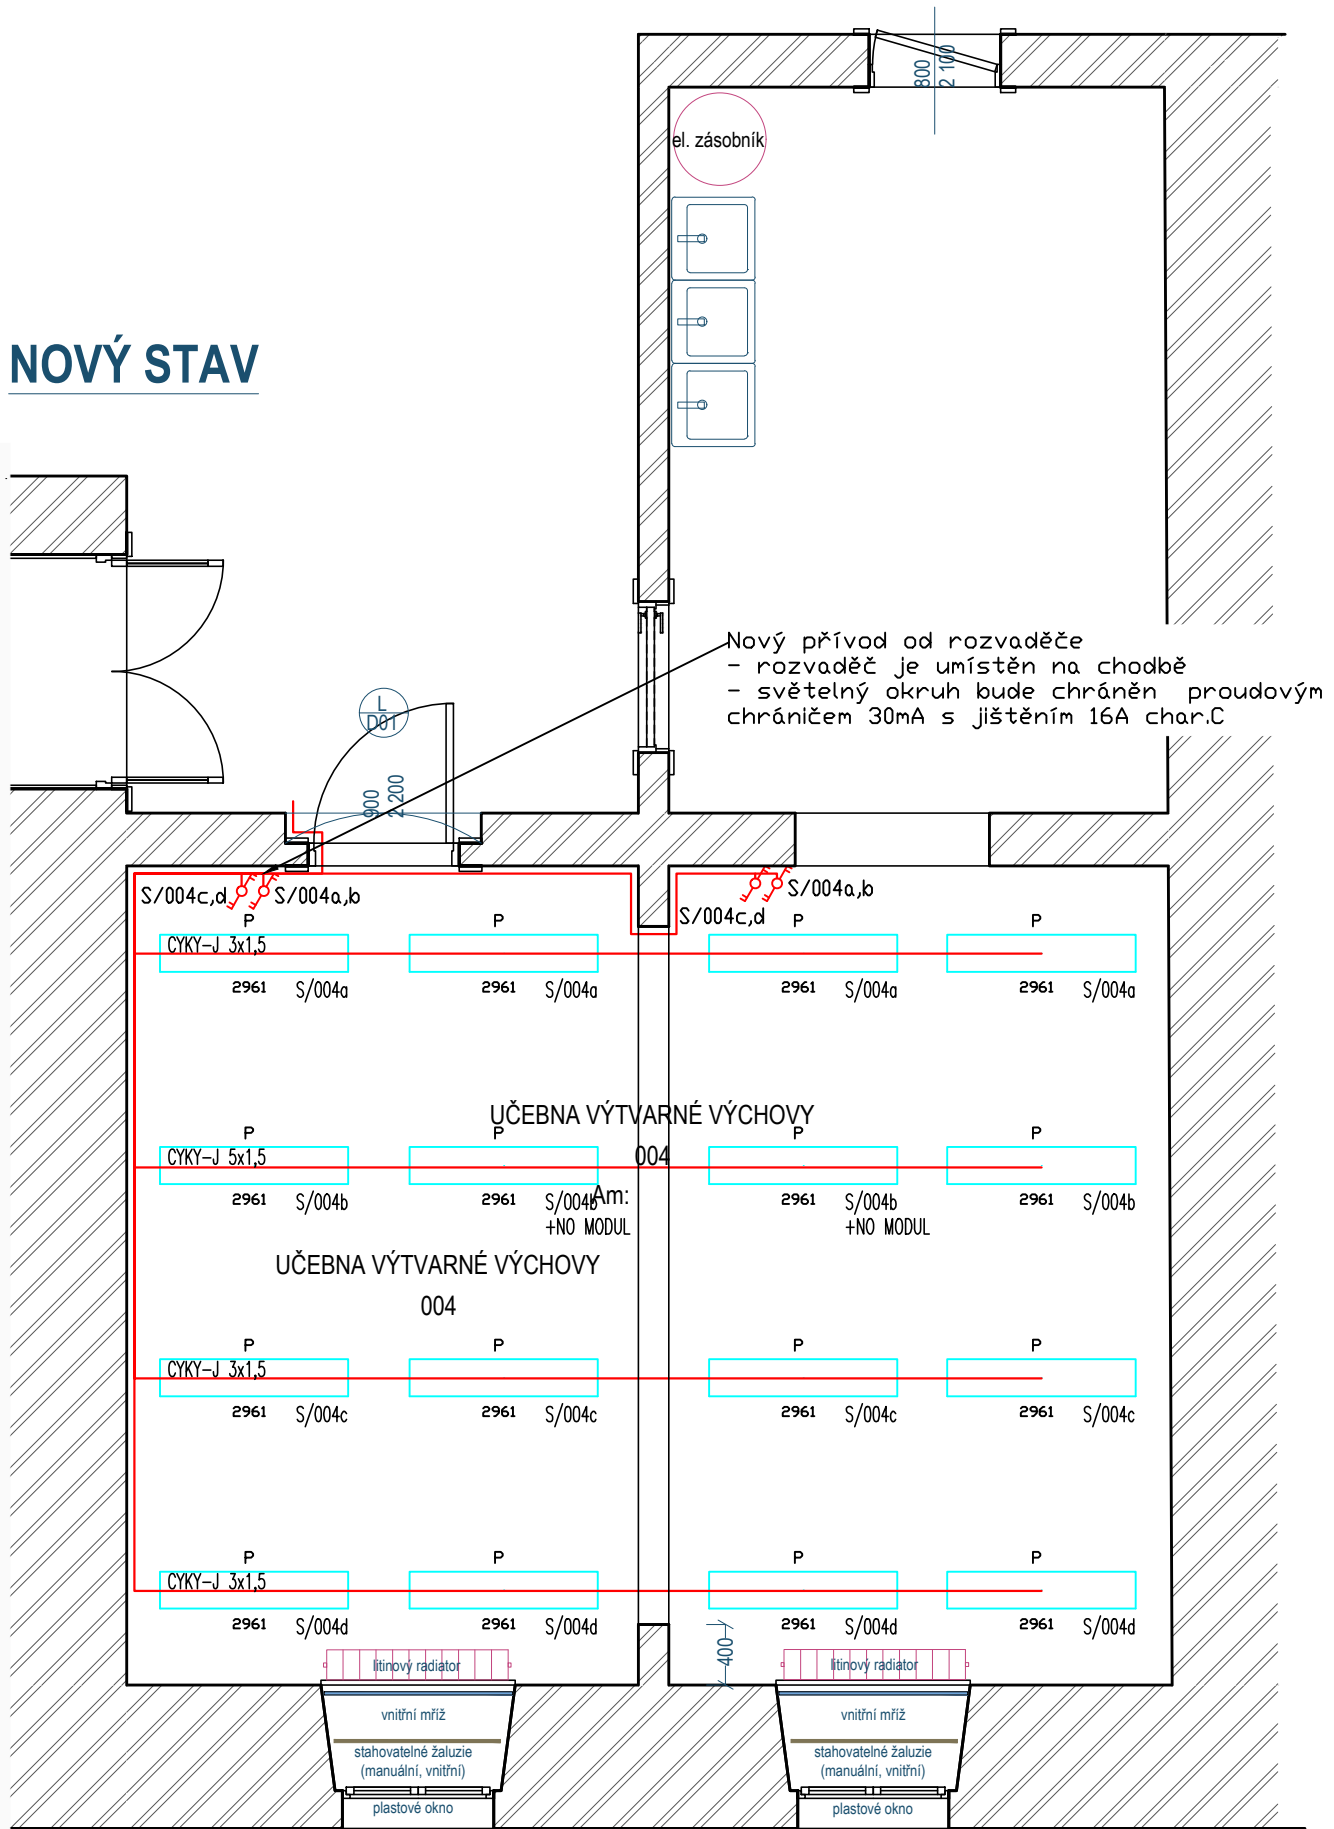

LEGENDA:

VYPÍNAČ č.6+6

CYKY-J 5x1.5/3x1,5

LINEÁRNÍ SVÍTIDLO

S/004a

REV.1 12/2024 - ÚPRAVA OSVĚTLENÍ UČEBNY NA 750lx



Vrchlického 1590
Litvínov 436 01
e-mail: josef.holub@hlprojekt.cz
Mob: +420 721 027 892
web: www.HLprojekt.cz

Vypracoval: Luboš Tůma

Zodpovědný projektant: Ing. Lukáš Lev
ČKAIT 0014610

Číslo zakázky: 2022_00215
Stupeň dokumentace: DSP
Měřítko: 1:50
Formát: 420x297
Datum: 12/2022

Název akce: ODBORNÉ UČEBNY (dílny, informatiky a výtvarná výchova) v objektu ZŠ Lidická, Bílina

Místo stavby: poz. parc. č. 1785, 1783

Investor: Město Bílina, IČ: 00266230, Břežanská 50/4, 418 31 Bílina

Profese: D.1.4.f ELEKTROINSTALACE

Číslo paré: 0123456789

Název výkresu: PŮDORYS UČEBNY

Číslo výkresu: 02