



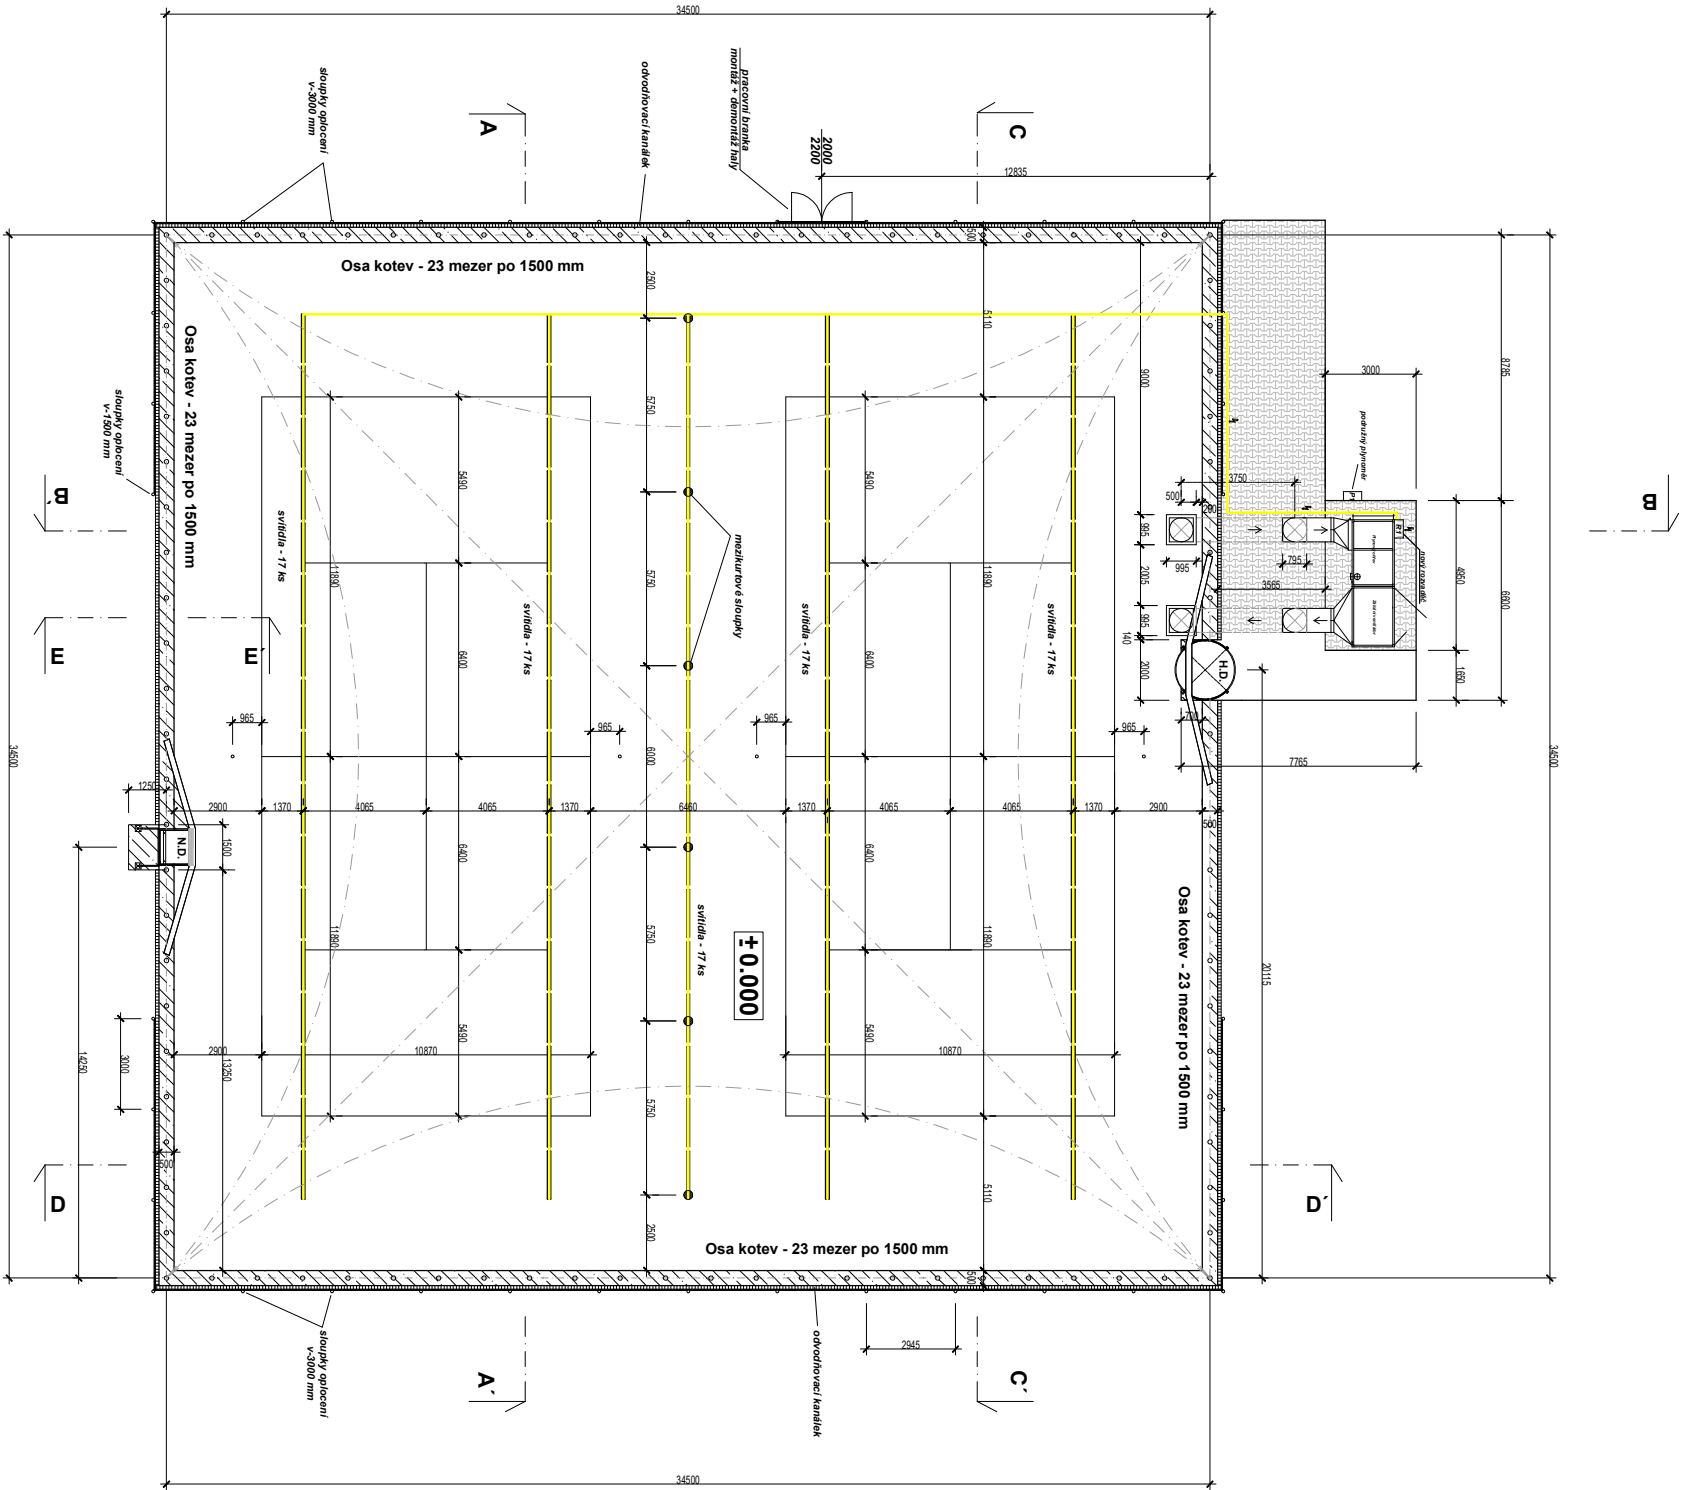

ŽB - vibrovany C16/20-XC1, OCEL  
B500B - 10 505 R) + KARI SIF  
100x100x10

Odvodňovací kanálek

Zamková dlažba

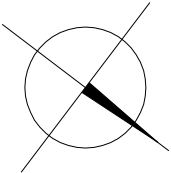

|                                                                                     |           |                |               |
|-------------------------------------------------------------------------------------|-----------|----------------|---------------|
|  |           |                |               |
| projektoval                                                                         | vyraboval | kreslil        | autorizace    |
| M.Malický                                                                           | D.Malický | D.Malický      | Ing. B. Antoš |
| kraj : Ústecký                                                                      |           | město : Bilina |               |
| investor : Město Bilina                                                             |           |                |               |
| objednatel : Město Bilina                                                           |           | paré           | datum 01/2018 |
| Přetaková hala Bilina                                                               |           | formát A3      |               |
|                                                                                     |           | měřítko 1:250  |               |
| Půdorys                                                                             |           | č. výkresu 1.  |               |