



NAPOJENO NA STÁVAJÍCÍ VNITŘNÍ KANALIZACI

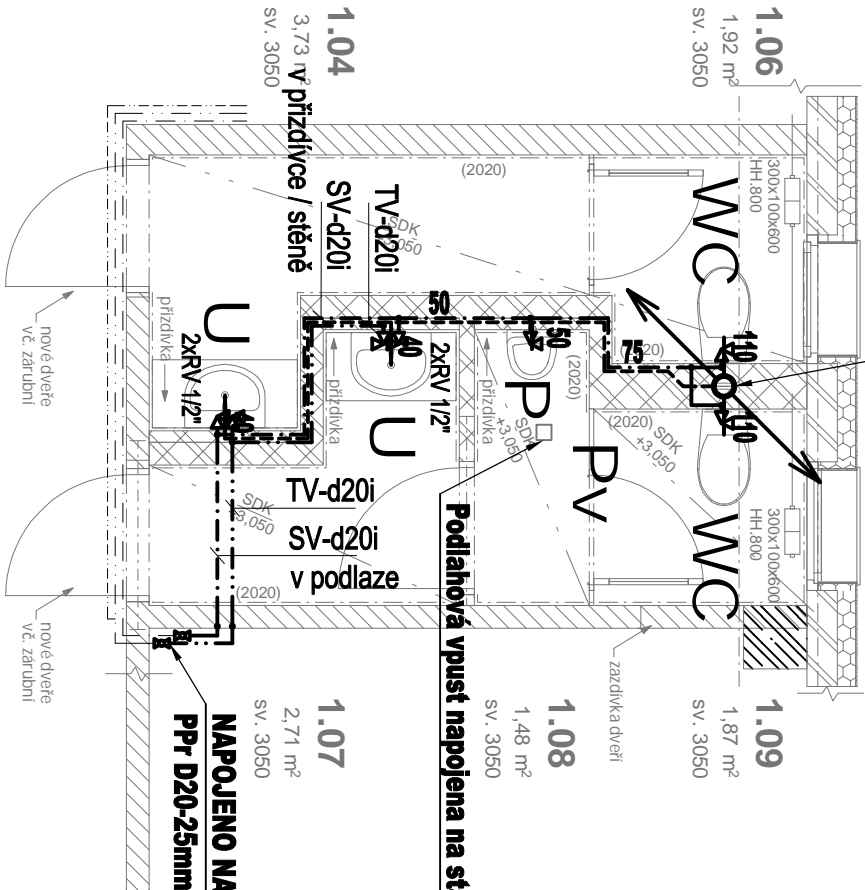


Podlahový vpust napojena na stávající odpadní potrubí

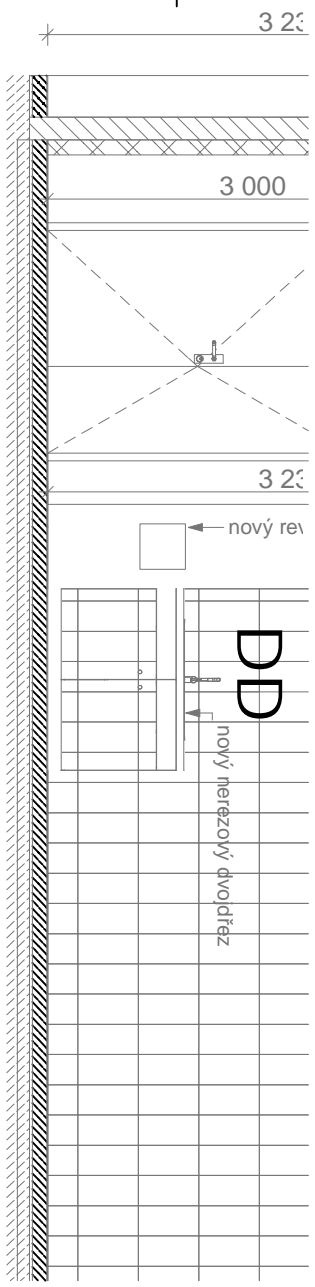

Č.	Název místnosti
1.01	Dílny - učebna
1.02	Dílny - kabinet
1.03	Sklad pomůcek
1.04	umývárna dívky
1.06	toaleta dívky
1.07	umývárna chlapci
1.08	toaleta chlapci
1.09	toaleta chlapci

NAPOJENO NA STÁVAJÍCÍ VNITŘNÍ KANALIZACI

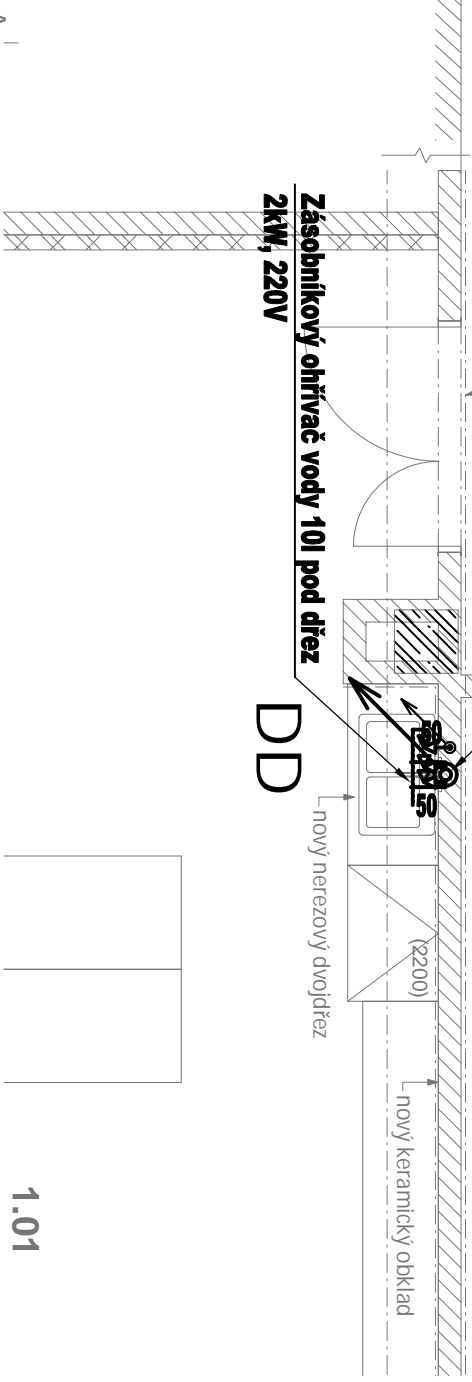

LEGENDA:

ZNAMKA	POPIS	TP
----	PŘIPOJOVACÍ POTRUBÍ SPLAŠKOVÉ KANALIZACE	(HT-SYSTÉM)
----	ODPADNÍ POTRUBÍ SPLAŠKOVÉ KANALIZACE	(HT, KG-SYSTÉM)
S1	NAVŘZENÉ ODPADNÍ POTRUBÍ SPLAŠKOVÉ KANALIZACE	(HT, KG-SYSTÉM)

LEGENDA ZAŘÍZOVACÍCH PŘEDMĚTŮ - VIZ. TECHNICKÁ ZPRÁVA

- POZNÁMKA:
- PŘIPOJOVACÍ A ODPADNÍ POTRUBÍ KANALIZACE BUDE PROVEDENO Z PP HT-SYSTÉM A KG-SYSTÉM.
 - PŘIPOJOVACÍ A ODPADNÍ POTRUBÍ VNITŘNÍ KANALIZACE BUDE VEDENO V DRÁŽKÁCH VE STĚNÁCH, UPEVNĚNO PŘÍCHYTKAMI A ZAKZĚNO, V PODLAŽE, PŘÍČKÁCH A PŘÍZDÁVKÁCH.
 - MONTÁŽ POTRUBÍ BUDE PROVÁDĚNA DLE MONTÁŽNÍCH PŘEDPISŮ VYROBČI POTRUBÍ.
 - TRASY ROZVODŮ ZTI JE NUTNĚ PRŮBĚŽNĚ KOORDINOVAT S OSTATNÍMI PROFESEMI A INTERIEREM, ABY SE PŘEDEŠLO PŘÍPADNÝM FINANČNÍM ZTRÁTAM

LEGENDA:

ZNAMKA	POPIS	TP
- - - - -	NAVŘZENÉ POTRUBÍ STUDENÉ VODY	PP-PN 16
- - - - -	NAVŘZENÉ POTRUBÍ TEPLÉ VODY	PP-PN 20
V1	NAVŘZENÉ STUPNÍKOVÉ POTRUBÍ VNITŘNÍHO VODOVODU	-

Legenda zařízovacích předmětů viz. technická zpráva

- POZNÁMKA:
- POTRUBÍ VNITŘNÍHO VODOVODU BUDE PROVEDENO Z MATERIÁLU PP-S, PN 16, T.V PN 20.
 - PŘIPOJOVACÍ POTRUBÍ VNITŘNÍHO VODOVODU BUDE VEDENO VE STĚNÁCH, PŘÍPEVNĚNÉ PŘÍCHYTKAMI A ZAKRYTO, ČÁSTEČNĚ V PODLAŽE.
 - POTRUBÍ STUDENÉ VODY BUDE OPATŘENO IZOLACÍ tl. 9 mm, POTRUBÍ TEPLÉ VODY BUDE OPATŘENO IZOLACÍ tl. 15 mm, IZOLACE Z PĚNĚNÉHO POLYETHYLENU.
 - VÝBĚR TPŮ ZAŘÍZOVACÍCH PŘEDMĚTŮ A BATERIÍ DLE VÝBĚRU INVESTORA PŘI REALIZACI.
 - MONTÁŽ POTRUBÍ BUDE PROVÁDĚNA DLE MONTÁŽNÍCH PŘEDPISŮ VYROBCE.
 - PŘIPOJOVACÍ POTRUBÍ PRO UMÝVADLA, DŘEZY BUDOU VVEDENA VE VÝŠCE +0.600
 - PŘIPOJOVACÍ POTRUBÍ PRO WC BUDOU VVEDENA VE VÝŠCE +1.100
 - PŘIPOJOVACÍ POTRUBÍ PRO SPRCHY BUDOU VVEDENA VE VÝŠCE +1.300

Informace z tohoto dokumentu mohou být použity jen v souvislosti s tímto projektem. Informace na tomto dokumentu nesmí být svevolně poznatelné, doplněny nebo odstraněny. V případě, že bude potřebné provést jakékoliv změny v tomto dokumentu, jedním z autorizovaných subjektů k tímto ukončením je hlavní projektant. Žádné prvky, data ani jiné informace z této dokumentace nesmí být kopírovány, anebo použity pro jiné projekty bez výslovného předchozího souhlasu hlavního projektanta.

NAZEV AKCE:

Odborné učebny (kuchyňka a dílny) v objektu ZŠ Aléská, Bílina

ADRESA STAVBY:
Aléská č.p. 270, Bílina 418 01
parc. č. 336/44, kat. území Bílina 604208, obec Bílina 567451

INVESTOR:

město Bílina
Břežánská 50/4 Bílina, 418 31
tel: +420 417 810 811 email: adamenko@bilinea.cz
ZPRACOVATEL ČÁSTI:

IKKO Hradec Králové, s.r.o.
Bratři Štefanů 238/55, 500 03 Hradec Králové
tel.: 724 709 429 email: holub.petr@email.cz

STUPĚNÍ:

Dokumentace pro provedení stavby

STAVEBNÍ OBJEKT:

D.1. Odborná učebna dílny a toalety

ČÁST:

D.1.4.A Zdravotně technické instalace

ČÍSLO PARÉ
VYPRACOVAL:
PETR HOLUB, DIŠ.
KONTROLOVAL:
ING. BOHUSLAV KOUBA
MĚŘÍTKO:
1:50
DATUM:
12-2023
ČÍSLO VÝKRESU:
ZTI.02

Půdorys 1.NP - dílny 101 - vnitřní vodovod a kanalizace