


LEGENDA:

| ZNAČKA | POPIS | Typ |
|---|--|-----------------|
| ---- | PŘÍPOJOVACÍ POTRUBÍ SPLAŠKOVÉ KANALIZACE | (HT-SYSTÉM) |
| ===== | ODPADNÍ POTRUBÍ SPLAŠKOVÉ KANALIZACE | (HT, KG-SYSTÉM) |
| S1 ↗ | NAVŘEZENÉ ODPADNÍ POTRUBÍ SPLAŠKOVÉ KANALIZACE | (HT, KG-SYSTÉM) |
| LEGENDA ZAŘÍZOVACÍCH PŘEDMĚTŮ - VIZ. TECHNICKÁ ZPRÁVA | | |
| POZNÁMKA: - PŘÍPOJOVACÍ A ODPADNÍ POTRUBÍ KANALIZACE BUDE PROVEDENO Z PP HT-SYSTÉM A KG-SYSTÉM. - PŘÍPOJOVACÍ A ODPADNÍ POTRUBÍ VNITŘNÍ KANALIZACE BUDE VEDENO V DRÁŽKÁCH VE STĚNÁCH, UPEVNĚNO PŘÍCHYTKAMI A ZAZDĚNO, V PODLAŽE PŘÍČKÁCH A PŘÍZDÁVKÁCH. - MONTÁŽ POTRUBÍ BUDE PROVÁDĚNA DLE MONTAŽNÍCH PŘEDPISŮ VÝROBCŮ POTRUBÍ. - TRASY ROZVODŮ ZTI JE NUTNÉ PRŮBĚŽNĚ KOORDINOVAT S OSTATNÍMI PROFESEMI A INTERIÉREM, ABY SE PŘEDEŠLO PŘÍPADNÝM FINANČNÍM ZTRÁTÁM | | |

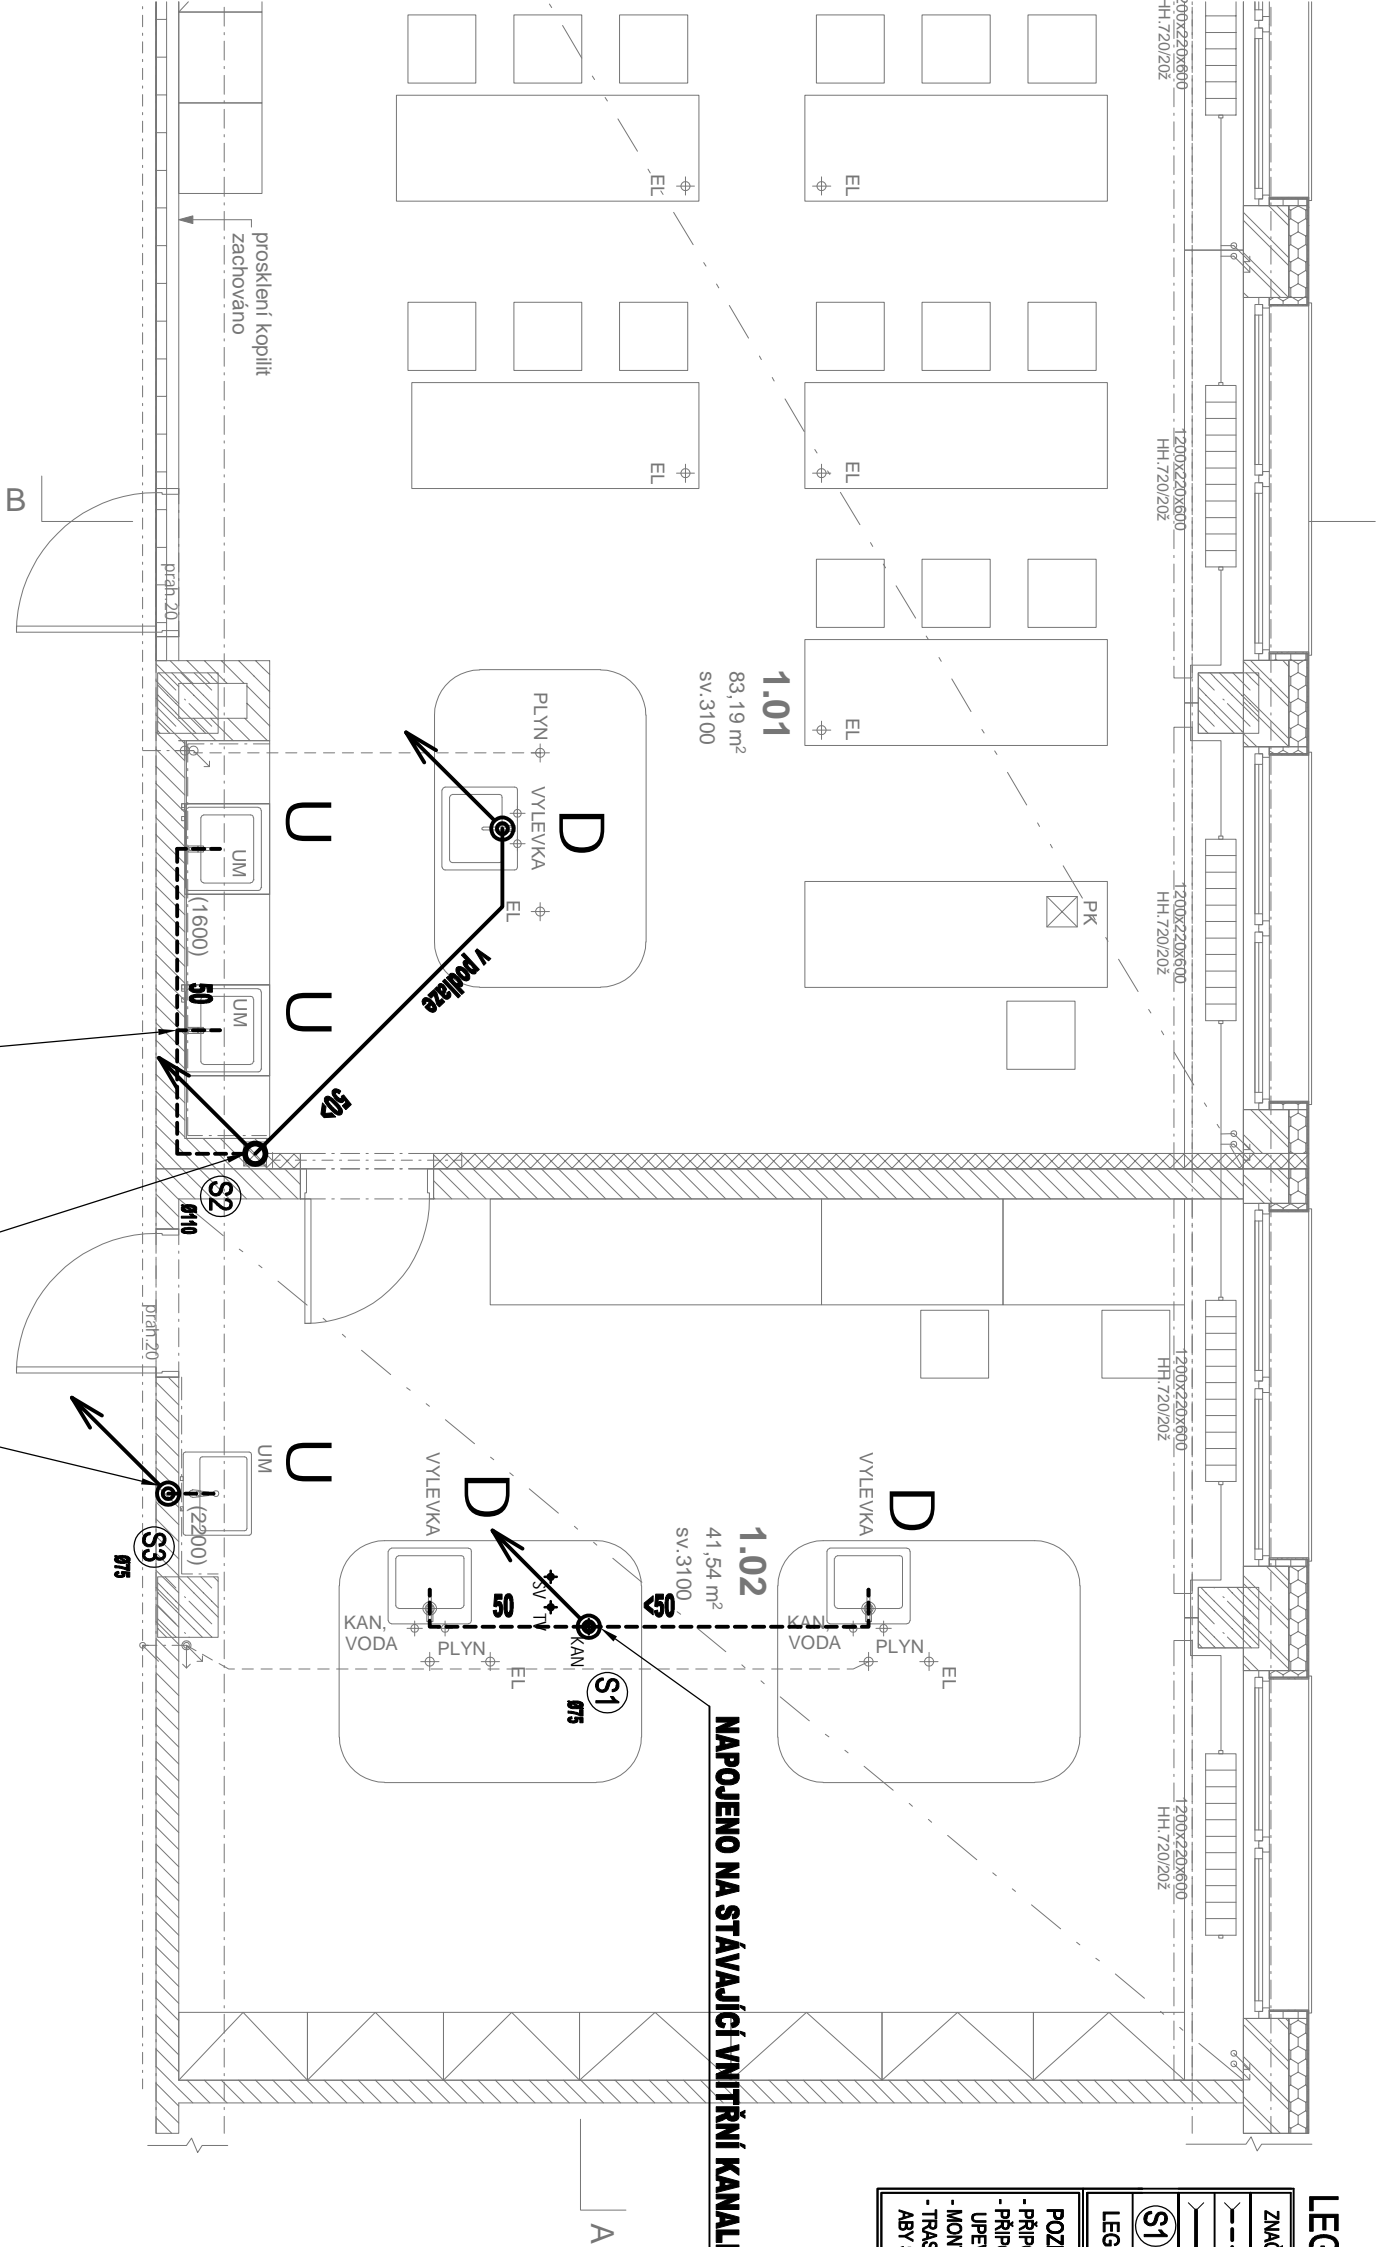

| Tabulka místností 1.NP navrženy stav | | | | | | |
|--------------------------------------|---------------------------|-------------|--------------|---------------------------|------------------------|---------------|
| Č. | Název místnosti | Plocha (m2) | Ozn. podlahy | Povrch podlahy | Ozn. stěny | Povrch stěny |
| 1.01 | Učebna fyziky a chemie | 83,19 | 5101 | vinyl, protiskluznost R10 | 5201, 5202, 5301, 5303 | omítka, malba |
| 1.02 | Laborator fyziky a chemie | 41,54 | 5101 | vinyl, protiskluznost R10 | 5202, 5301, 5303 | omítka, malba |

Odborné učebny v objektu ZŠ Za Chlumem 824, Bilina

ADRESA STAVBY:
ul. Sídliště Za Chlumem č.p.824, Bilina 418 01
p. č. 1636/70, 1636/272 kat. území Bilina 604208, obec Bilina 567451

INVESTOR:
město Bilina
Břežánská 50/4 Bilina, 418 31
tel.: +420 417 810 811 email: adamenko@bilina.cz

ZPRACOVATEL ČÁSTI:
IKKO Hradec Králové, s.r.o.
Bratři Štefanů 238/55, 500 03 Hradec Králové
tel.: 724 709 429 email: holub.petr@email.cz

Dokumentace pro provedení stavby

STAVEBNÍ OBJEKT:
D.1. Dokumentace stavebního objektu - učebna a laboratoř chemie

D.1.4.A Zdravotně technické instalace

| | | |
|------------|---|---------------------------------|
| ČÍSLO PARÉ | VYPRACOVAL: PETR HOLUB, DIS. KONTROLOVAL: ING. BOHUSLAV KOUBA MĚŘÍTKO: 1:50 DATUM: 12-2023 | ČÍSLO VYKRESU: ZTI.03 |
|------------|---|---------------------------------|

Půdorys 1.NP - vnitřní kanalizace