


Půdorys

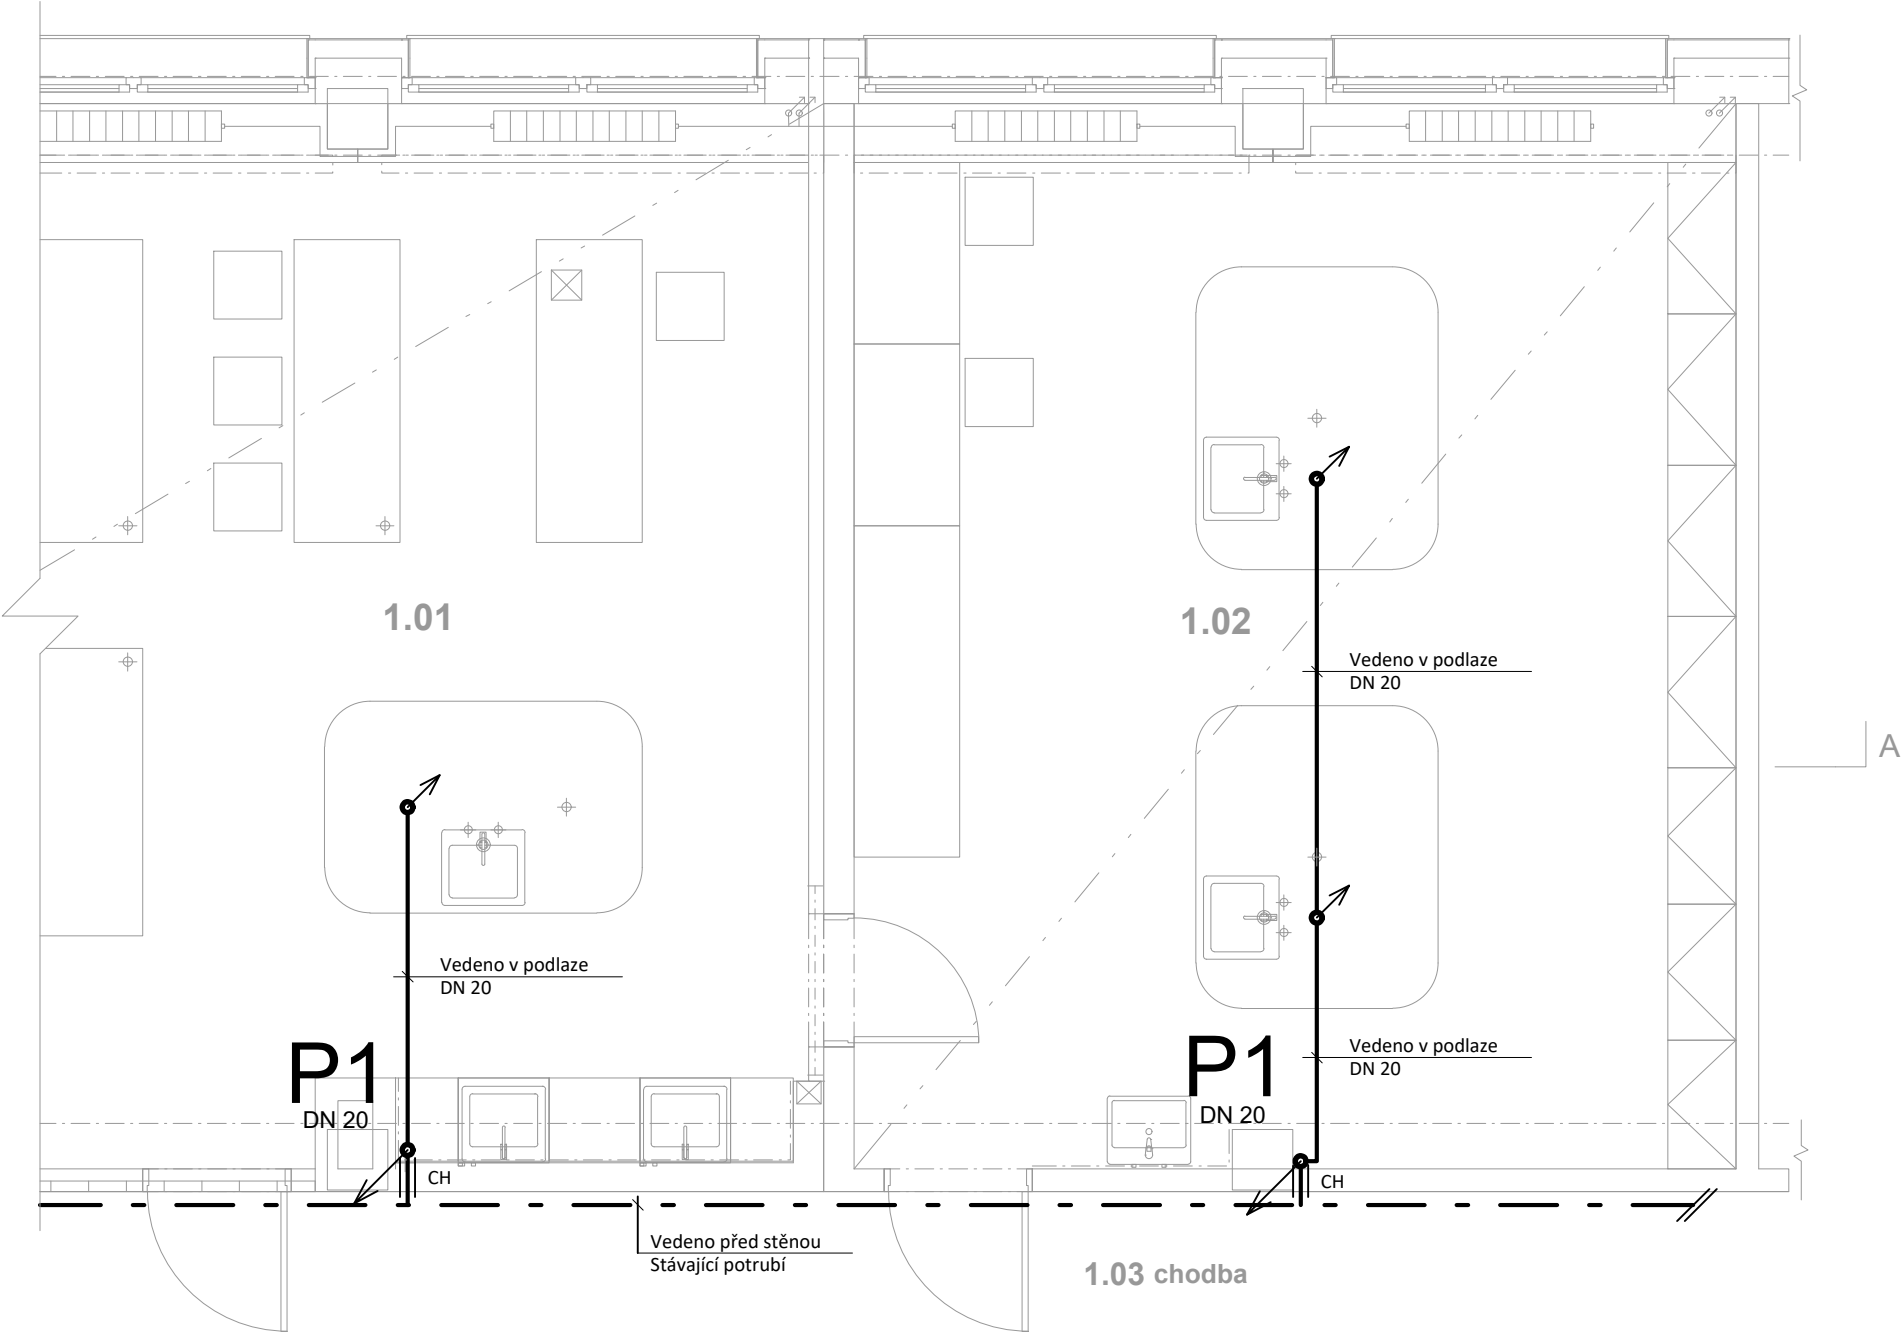

Tabulka místností 1.NP navržený stav			
Č.	Název místnosti	Plocha (m2)	Světlá výška
1.01	Učebna fyziky a chemie	83,19	3100
1.02	Laboratoř fyziky a chemie	41,54	3100

LEGENDA

- STÁVAJÍCÍ PLYNOVODNÍ POTRUBÍ
- NOVÉ PLYNOVODNÍ POTRUBÍ
- P

POTRUBÍ STOUPACÍ
- KK

KULOVÝ KOHOUT
- CH

OCELOVÁ CHRÁNIČKA

POZNÁMKY:

- Přesnou polohu vyústění domovního plynovodu umístit dle výkresů ve stavební části.

Informace z tohoto dokumentu mohou být použity jen v souvislosti s tímto projektem. Informace na tomto dokumentu nesmí být svévolně pozměněny, doplněny nebo odstraněny. V případě, že bude potřebné provést jakékoliv změny v tomto dokumentu, jediným autorizovaným subjektem k těmto úkonům je hlavní projektant. Žádné prvky, data ani jiné informace z této dokumentace nesmí být kopírovány, anebo použity pro jiné projekty bez výslovného předešlého souhlasu hlavního projektanta.

NÁZEV AKCE:
Odborné učebny v objektu ZŠ Za Chlumem 824, Bílina

ADRESA STAVBY:
ul. Sídliště Za Chlumem č.p.824, Bílina 418 01
p. č. 1636/70, 1636/272 kat. území Bílina 604208, obec Bílina 567451

INVESTOR:
město Bílina
Břežánská 50/4 Bílina, 418 31
tel: +420 417 810 811 email: adamenko@bilina.cz

ZPRACOVATEL ČÁSTI:
Ing. Josef Fabián
Sokolovská 1753/2a, Hradec Králové
tel.: +420 602 662 832 email: josef.fabian@fabian-hk.cz

STUPEŇ:
Dokumentace pro provedení stavby

STAVEBNÍ OBJEKT:
D.1. Dokumentace stavebního objektu - učebna a laboratoř chemie

ČÁST:
D.1.4.B Domovní plynovod

ČÍSLO PARÉ	VYPRACOVAL: Veronika Hynková	ČÍSLO VÝKRESU: D.1.4.B.2
	MĚŘÍTKO: 1:50	
	DATUM: 12/2023	

NÁZEV VÝKRESU:
Půdorys + axonometrie

Axonometrie

