

LEGENDA:

ZNÁČKA	POPIS	TPP
---	NAVRŽENÉ POTRUBÍ STUDENÉ VODY	PP-PN 16
----	NAVRŽENÉ POTRUBÍ TEPLÉ VODY	PP-PN 20
V1 ↗	NAVRŽENÉ STUPNÍČKOVÉ POTRUBÍ VNITŘNÍHO VODOVODU	-
Legenda zařizovacích předmětů viz. technická zpráva		

POZNÁMKA: <ul style="list-style-type: none">- POTRUBÍ VNITŘNÍHO VODOVODU BUDE PROVEDENO Z MATERIÁLU PP-S, PN 16, TV PN 20.- PŘÍPOJOVACÍ POTRUBÍ VNITŘNÍHO VODOVODU BUDE VEDENO VE STĚNÁCH.- PŘÍPEVNĚNÍ PŘÍCHYTČKY A ZAKRYTO. ČÁSTEČNĚ V PODLAŽE.- POTRUBÍ STUDENÉ VODY BUDE OPATŘENO IZOLACÍ tl. 9 mm. POTRUBÍ TEPLÉ VODY BUDE OPATŘENO IZOLACÍ tl. 15 mm. IZOLACE Z PĚNĚNÉHO POLYETYLENU.- VYBER TYPU ZAŘÍZOVACÍCH PŘEDMĚTŮ A BATERÍ DLE VÝBERU INVESTITORA PŘI REALIZACI.- MONTÁŽ POTRUBÍ BUDE PROVÁDĚNA DLE MONTÁŽNÍHO PŘEDPISU VÝROBCE.- PŘÍPOJOVACÍ POTRUBÍ PRO UM VIVADLA, DŘEZY BUDOU VYVEDENA VE VÝŠCE +0,800-1,150
--

Informace z tohoto dokumentu mohou být použity jen v souvislosti s tímto projektem. Informace na tomto dokumentu nesmí být svévolně rozšiřovány, doplňovány nebo odstraněny. V případě, že bude potřeba provést jakékoliv změny v tomto dokumentu, jediným autorizovaným subjektem k těmto úkonům je hlavní projektant. Zásadní příky, data ani jiné informace z této dokumentace nesmí být kopírovány, aniho použity pro jiné projekty bez výslovného předstředního souhlasu hlavního projektanta.

NAZEV AKCE:

Odborné učebny v objektu ZŠ Za Chlumem 824, Bilina

ADRESA STAVBY:
ul. Sídliště Za Chlumem č.p.824, Bilina 418 01
p. č. 1636/70, 1636/272 kat. území Bilina 604208, obec Bilina 567451

INVESTOR:

město Bilina
Břežánská 50/4 Bilina, 418 31
tel.: +420 417 810 811 email: adamenko@bilina.cz

ZPRACOVATEL ČÁSTI:

IKKO Hradec Králové, s.r.o.
Bratři Štefanů 238/55, 500 03 Hradec Králové
tel.: 724 709 429 email: holub.petr@email.cz

STUPĚŇ:

Dokumentace pro provedení stavby

STAVEBNÍ OBJEKT:

D.1. Dokumentace stavebního objektu - učebna a laboratoř chemie


ČÁST:

D.1.4.A Zdravotně technické instalace

ČÍSLO PARÉ	VYPRACOVAL: PETR HOLUB, DIS. KONTROLOVAL: ING. BOHUSLAV KOUBA MĚŘÍTKO: 1:50 DATUM: 12-2023	ČÍSLO VYKRESU: ZT1.02
------------	---	---------------------------------

NAZEV VYKRESU:

Půdorys 1.NP - vnitřní vodovod

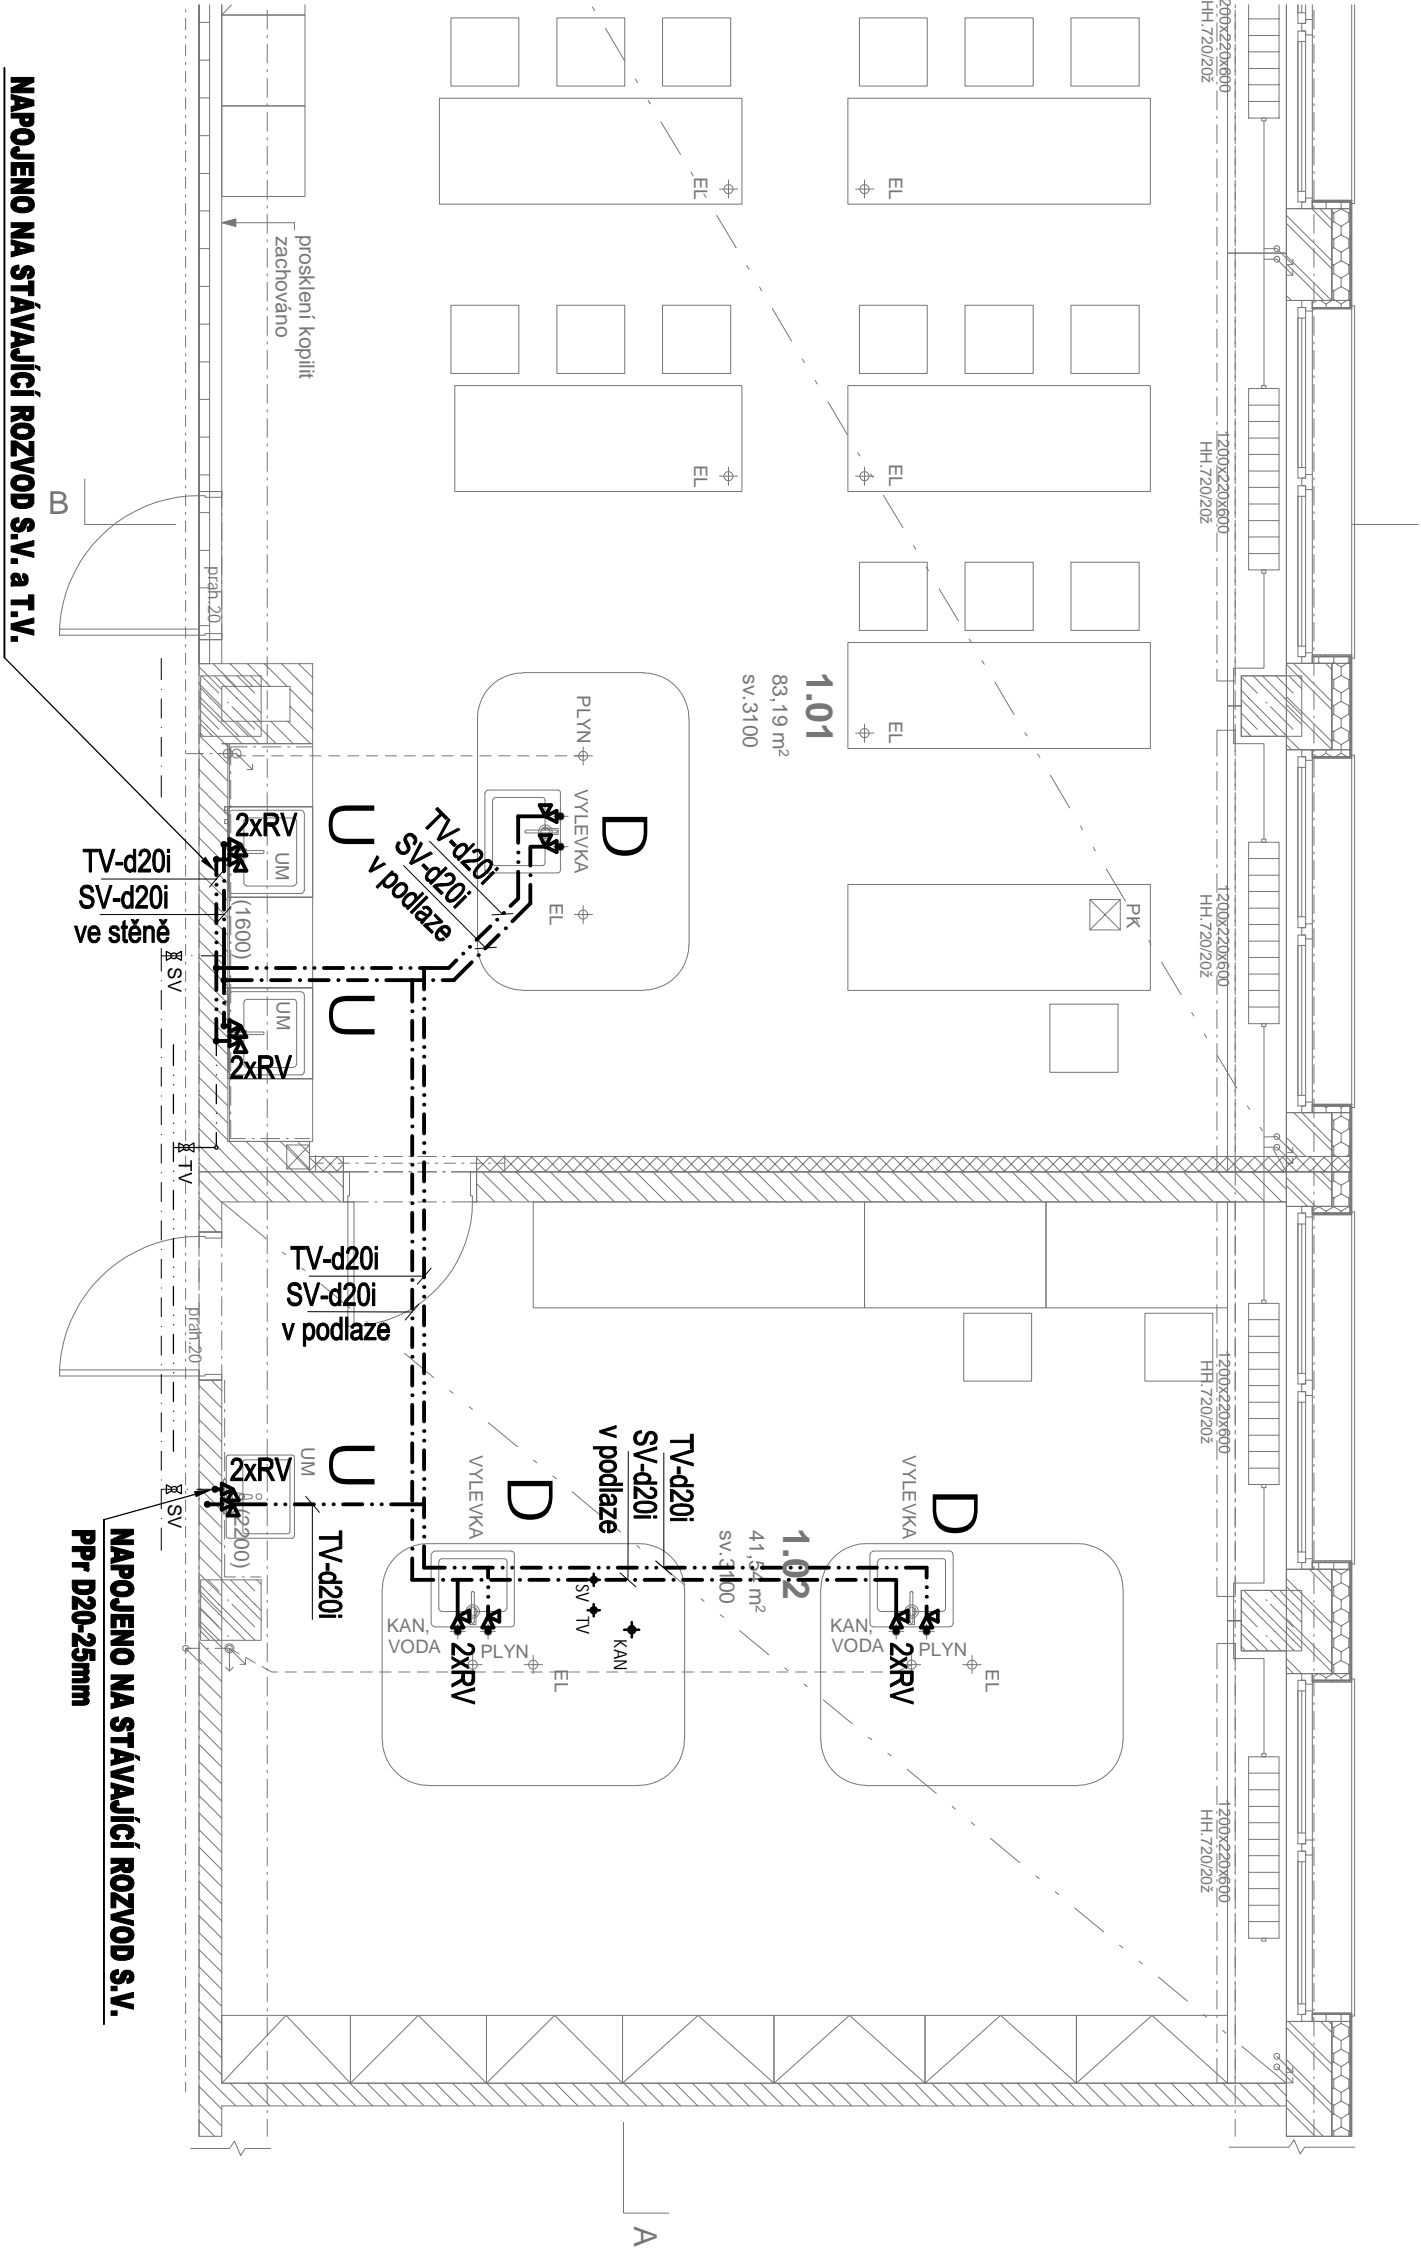

Tabulka místností 1.NP navrženy stav						
Č.	Název místnosti	Plocha (m2)	Ozn. podlahy	Povrch podlahy	Ozn. stěny	Povrch stěny
1.01	Učebna fyziky a chemie	83,19	5101	vinyl, protiskluznost R10	5201, 5202, 5301, 5303	omítka, malba
1.02	Laboratoř fyziky a chemie	41,54	5101	vinyl, protiskluznost R10	5202, 5301, 5303	omítka, malba

Č.	Název místnosti	Plocha (m2)	Ozn. podlahy	Povrch podlahy	Ozn. stěny	Povrch stěny	Ozn. stropu	Povrch stropu	Světla výška
1.01	Učebna fyziky a chemie	83,19	5101	vinyl, protiskluznost R10	5201, 5202, 5301, 5303	omítka, malba	5211, 5212, 5301	akustický SDK, malba	3100
1.02	Laboratoř fyziky a chemie	41,54	5101	vinyl, protiskluznost R10	5202, 5301, 5303	omítka, malba	5211, 5212, 5301	akustický SDK, malba	3100