


PŮDORYS 1.NP - PŮVODNÍ STAV VYTÁPĚNÍ

POZNÁMKA: VEŠKERÉ STÁVAJÍCÍ ROZVODY ÚSTŘEDNÍHO VYTÁPĚNÍ JSOU VEDENY V PROSTORU NAD PŮVODNÍ BETONOVOU PODLAHOU A POD STÁVAJÍCÍ DŘEVĚNOU PODLAHOU.

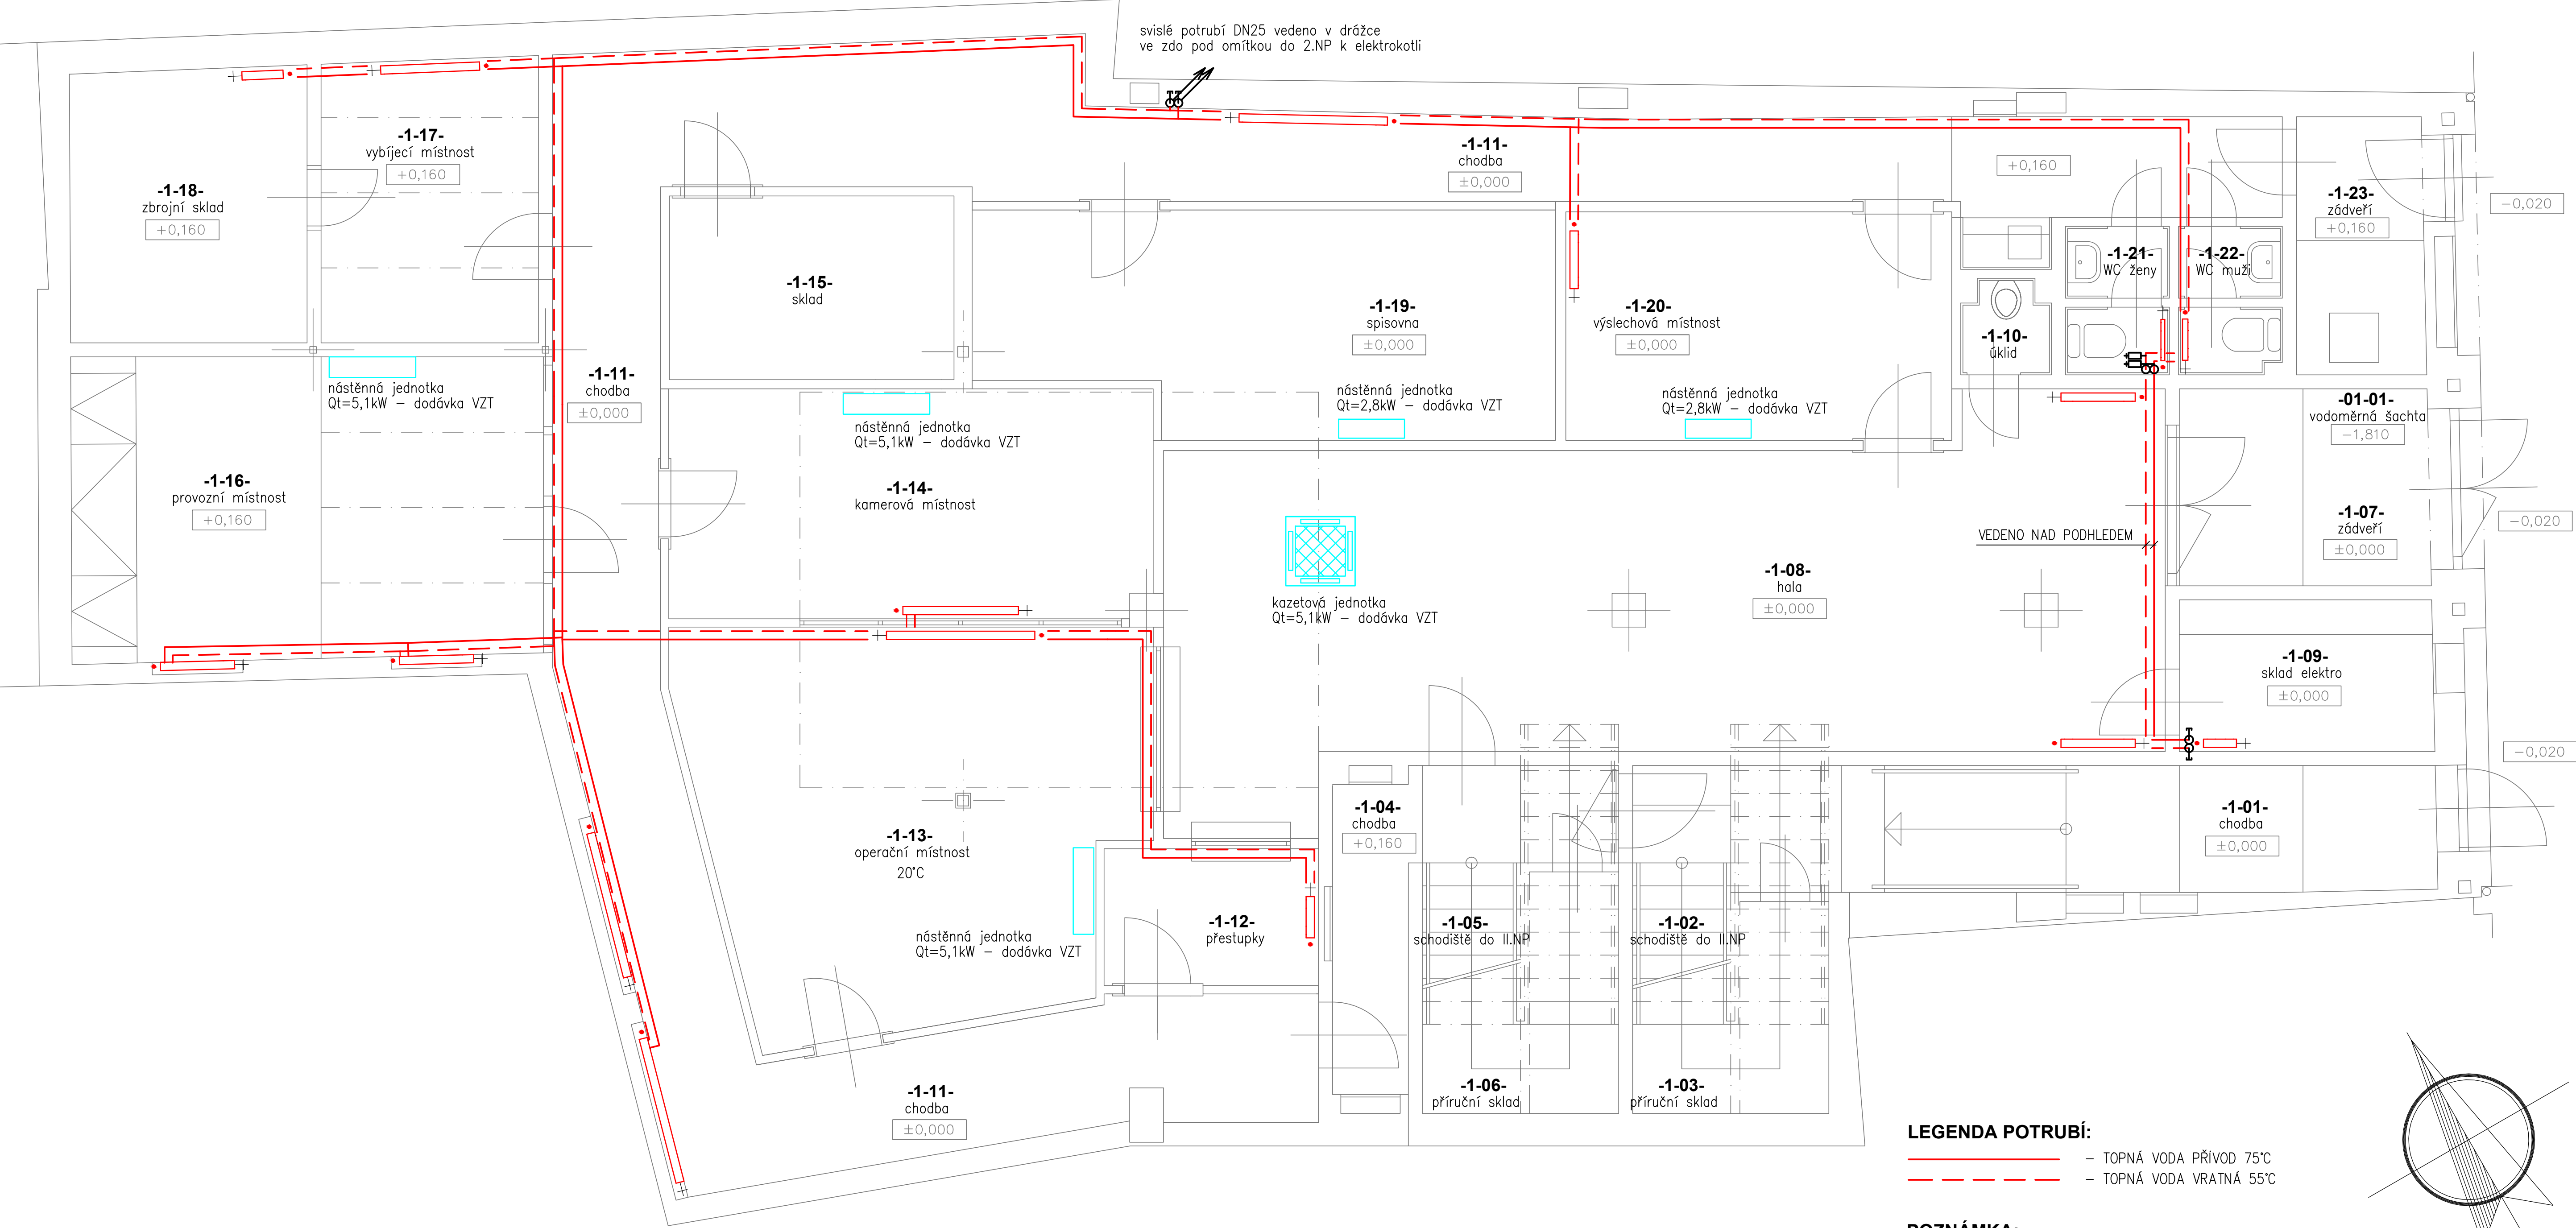

- LEGENDA POTRUBÍ:
- TOPNÁ VODA PŘÍVOD 75°C
 - - - TOPNÁ VODA VRATNÁ 55°C

POZNÁMKA:

PODKLADY PRO PŘELOŽENÍ POTRUBÍ V PROSTORU CHODBY 111 BYLY PŘEVZATY Z PROJETOVÉ DOKUMENTACE VYPRACOVANÉ ING. RADKEM FOKTEM ZAK. ČÍSLO 8898-04-2019.

| | | | | |
|--|--|-------------|--|-------------|
| PROJEKTANT | KRESLIL | KONTROLOVAL | <div> ENIMA PRO a. s.</div> | |
| Jiří Seidl | Jiří Seidl | Jiří Seidl | | |
| REVIZE | 0 - 1. vydání | | | |
| OBJEKT | SO 01 - Stavební část | | FORMÁT | A1 |
| AKCE Stavební úpravy kancelářské budovy Městské policie, Želivského 52/3, Bílina | | | DATUM | 04/2021 |
| | | | STUPEŇ | DSP-DPS |
| | | | Č. ZAKÁZKY | S-2020-011 |
| INVESTOR | Město Bílina ,Břežanská 50/4, 418 31Bílina - IČ 00266230 | | | |
| SWAZEK | D. 1.4a - Vytápění | | | |
| PŮDORYS 1.NP - stávající teplovodní rozvody | | | MĚŘÍTKO | 1:50 |
| | | | Č. PŘÍLOHY | D.1.4a - 02 |