



Vzorová kamenná svodnice

Půdorys měř. 1 : 50

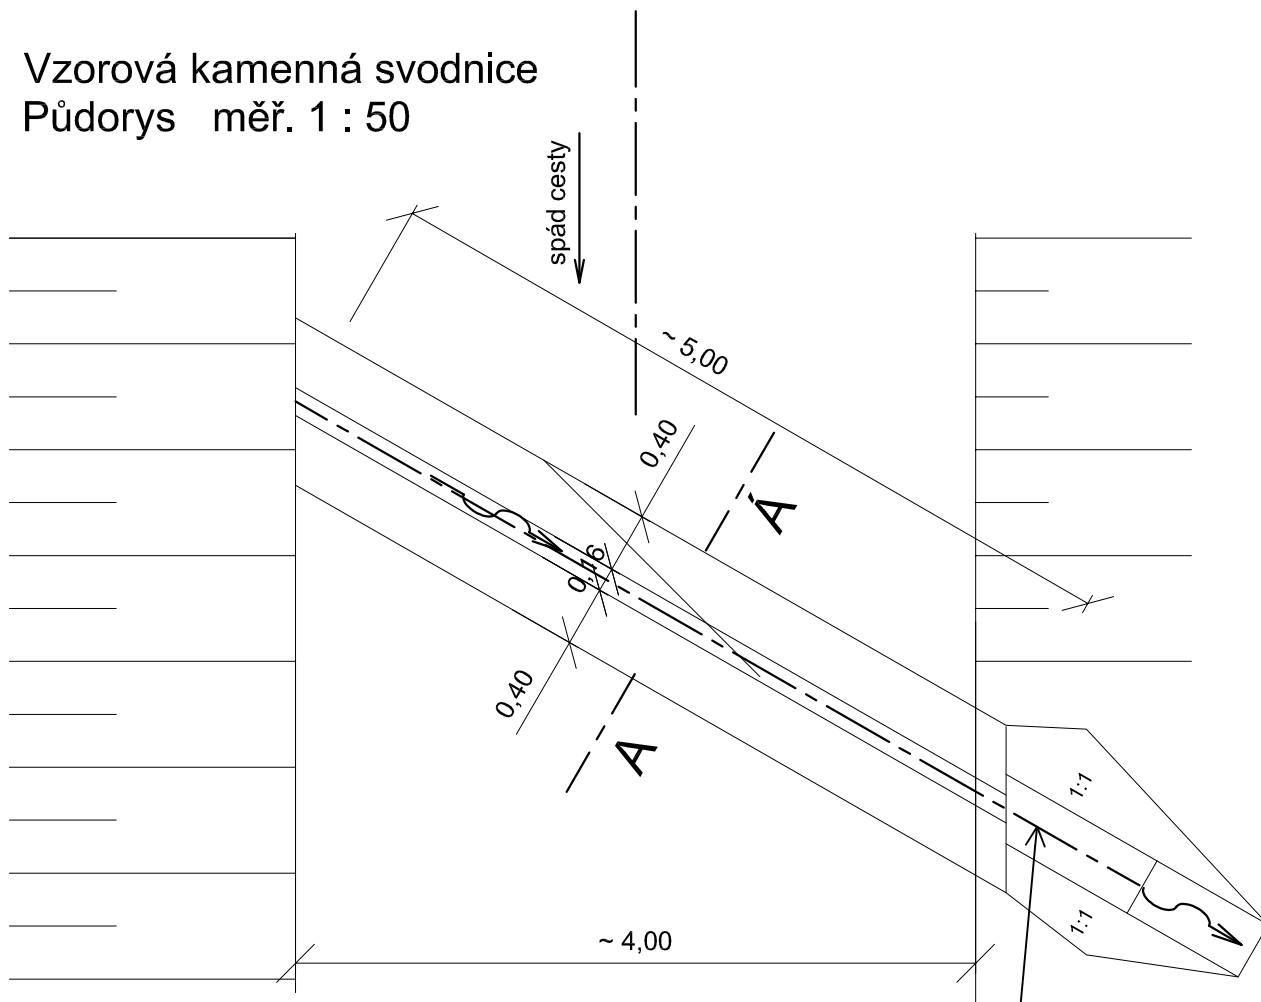

Příčný řez měř. 1 : 20

Řez A - A

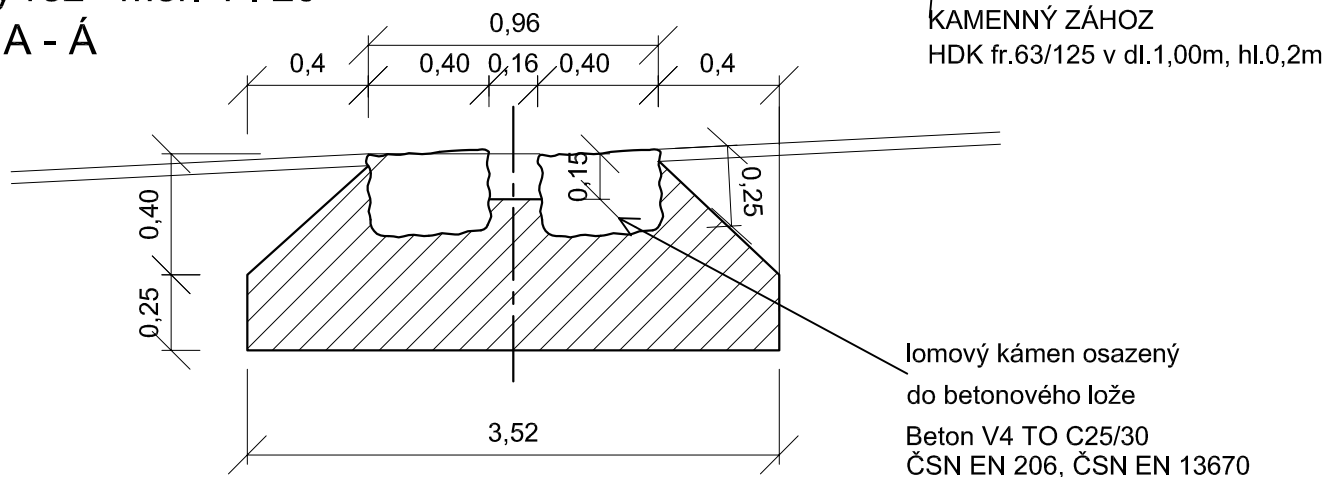

Zodpovědný projektant Ing.Jitka Borovičková		Vypracoval Ing.Jitka Borovičková		PROJEKTANT: Petr ANDREJKOVIČ Jizerská 2922/37 , 400 11 Ústí nad Labem Tel.: +420 731 459 016	
Obec Bílina		KÚ Bílina		formát	1A4
Investor Město Bílina, Břežanská 50/4, 418 31 Bílina				zak.č.	062021
Název akce <div>REKONSTRUKCE KOMUNIKACE A MOSTŮ V ULICI HORSKÁ SO101 - Oprava místních komunikací</div>				arch.č.	062021
				stupeň	DÚR-DSP
				datum	VI/2021
				měřítko 1: 50 (20)	paré č.
Obsah <div>VZOROVÁ KAMENNÁ SVODNICE</div>	příloha č. D.1-2.6				