



PŮDORYS NOVÉHO STAVU 1 : 50

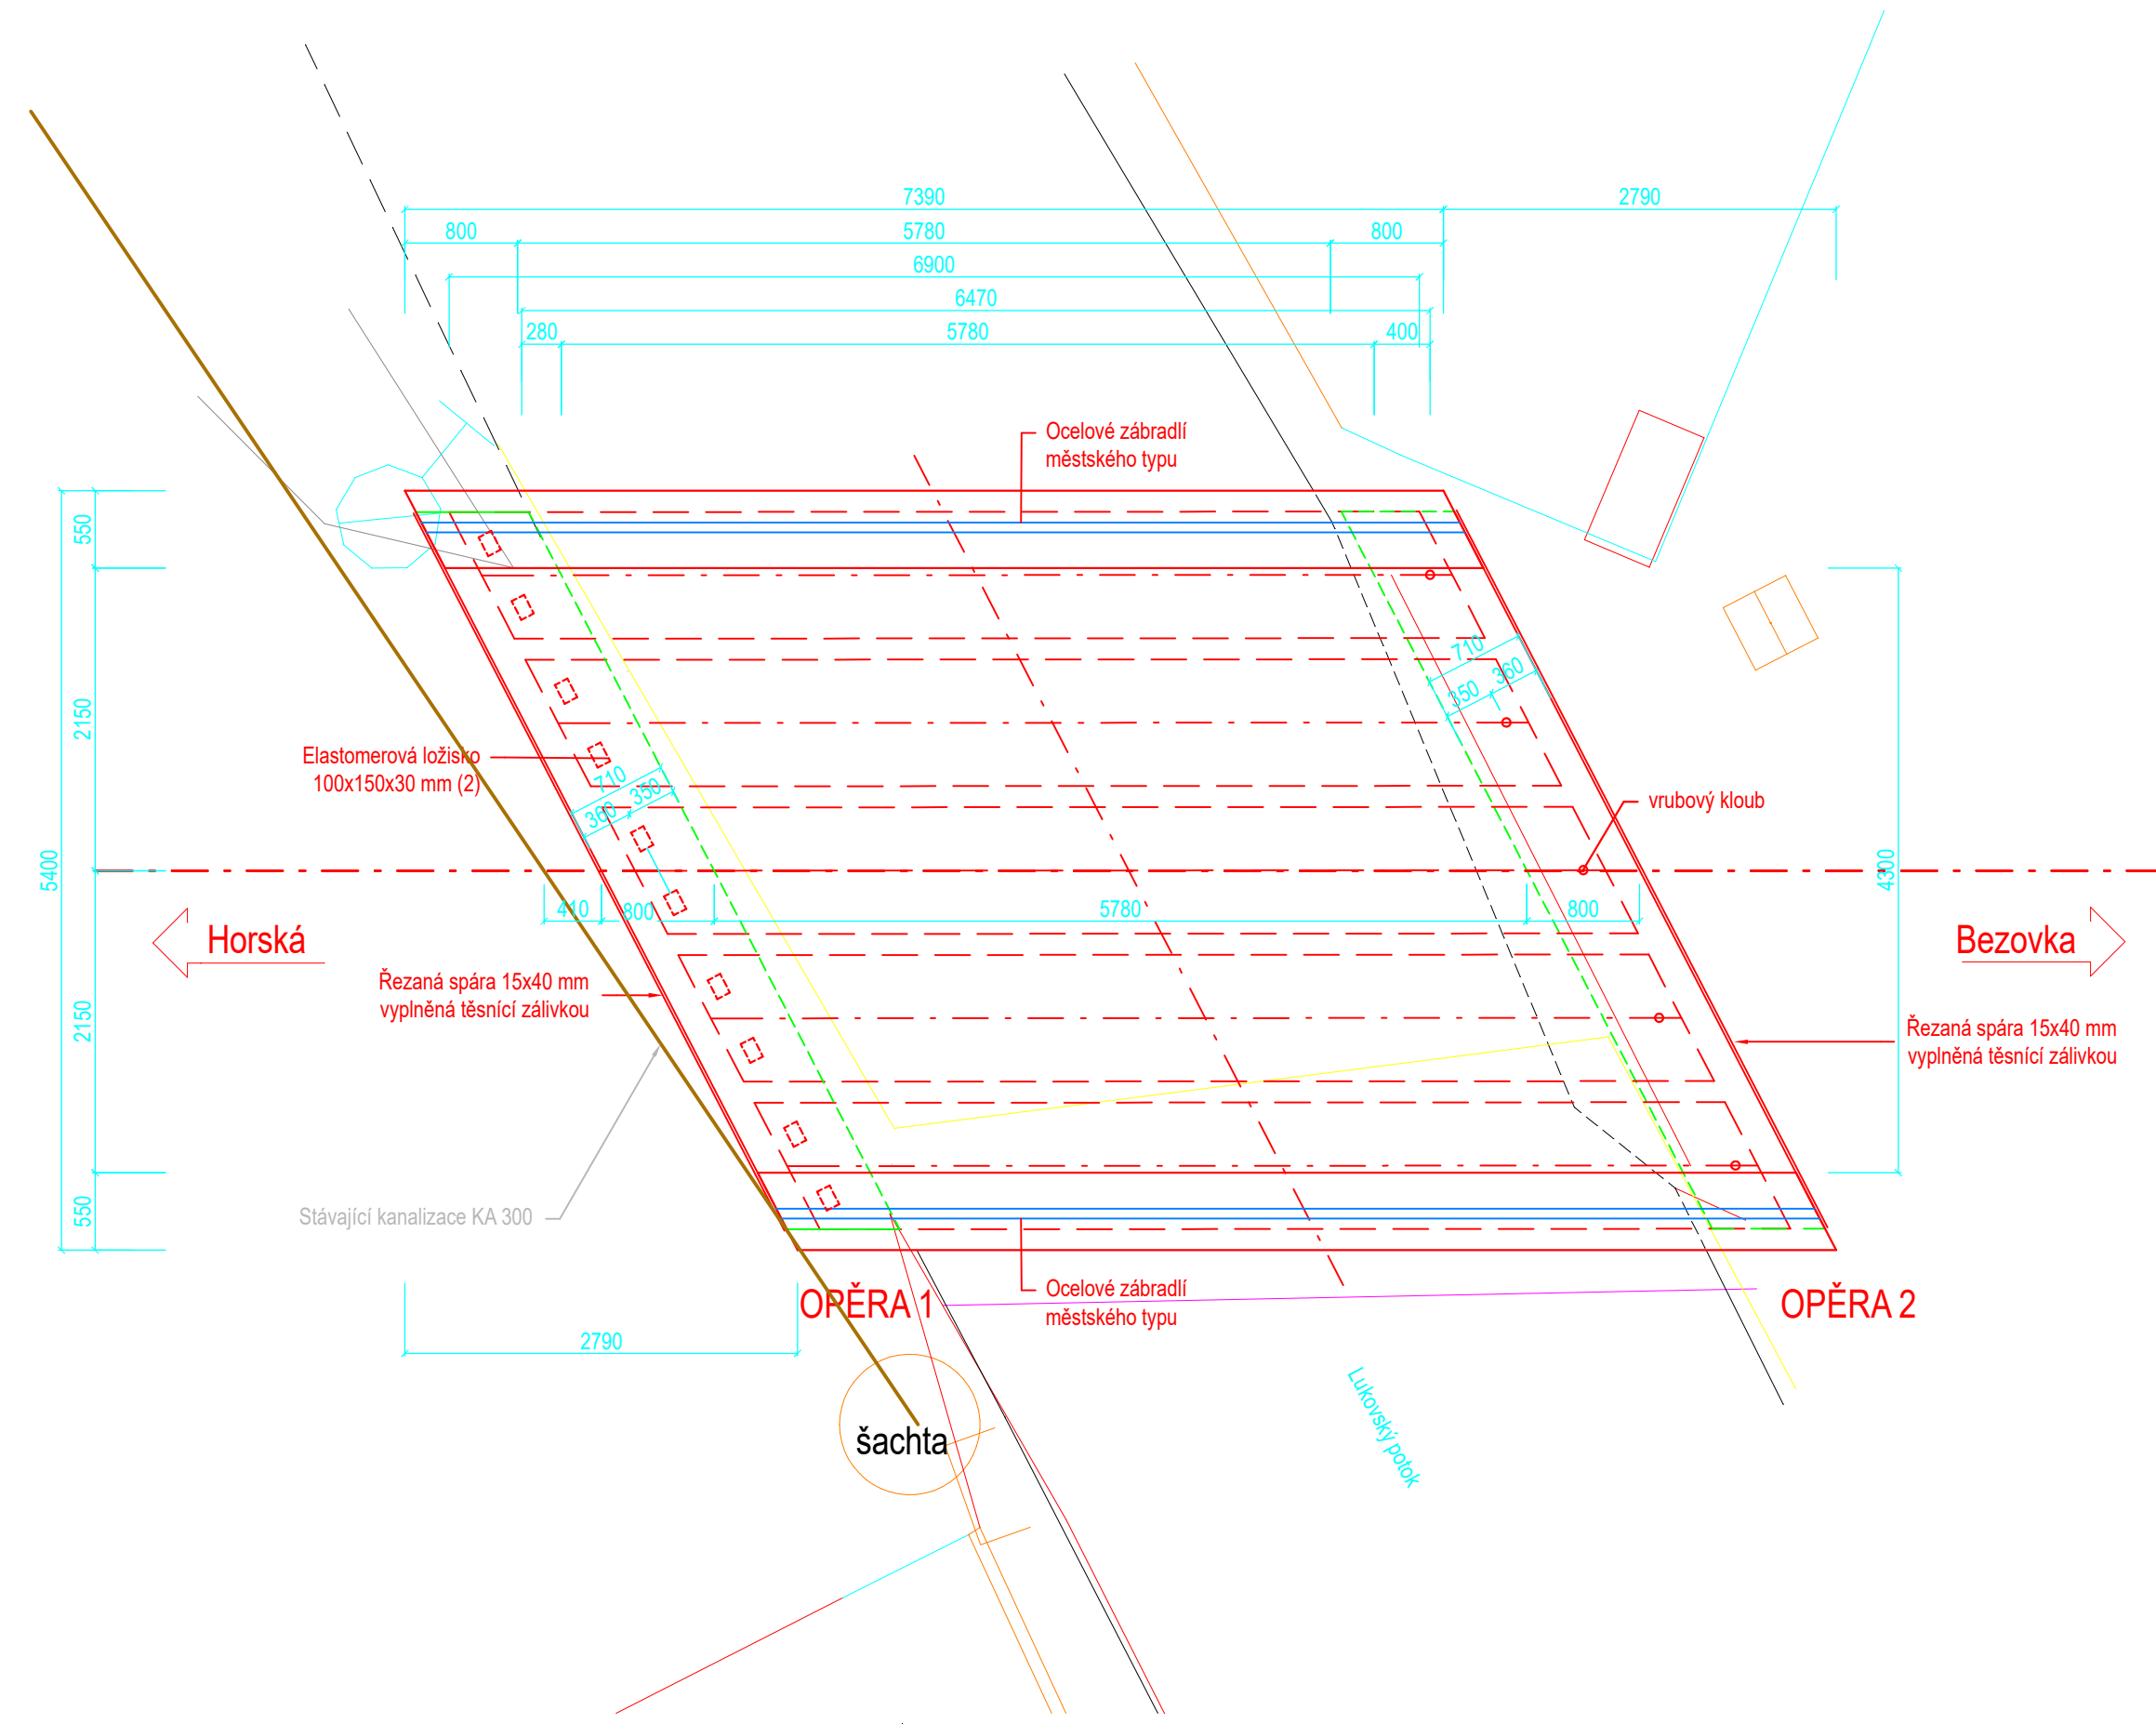

PODÉLNÝ ŘEZ 1 : 50

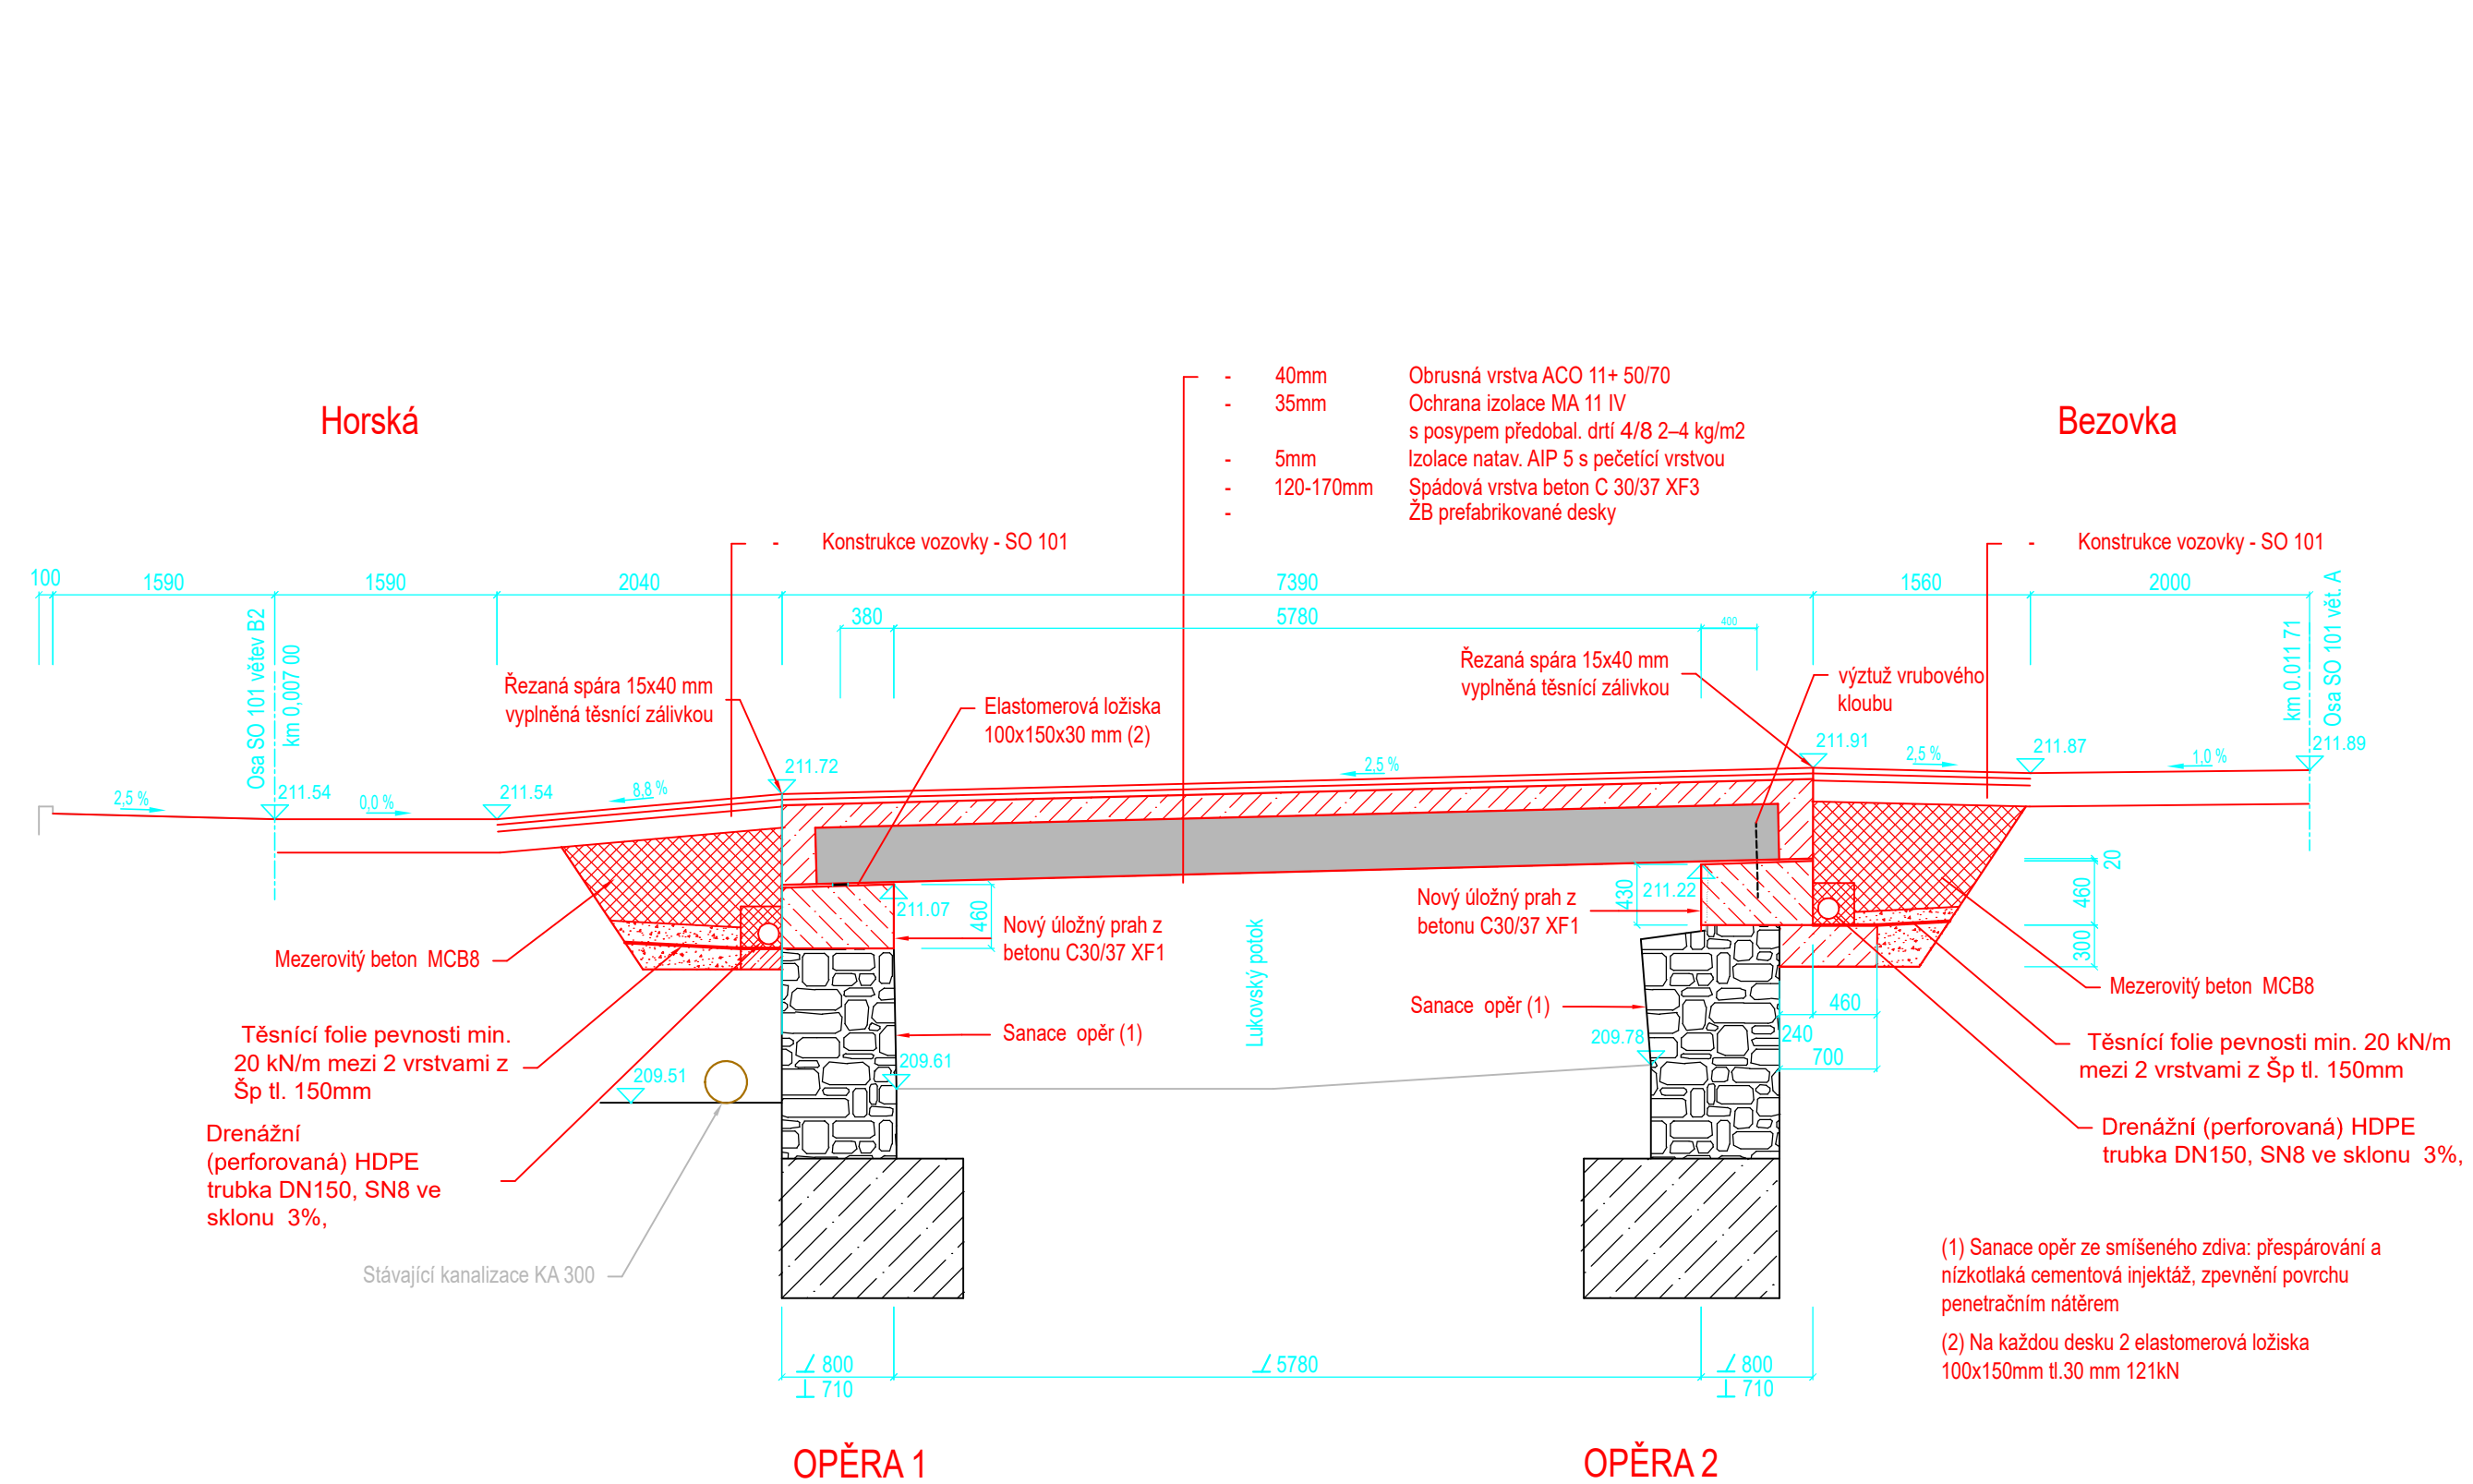

Za opěrou O1 vede v hloubce cca 1,91 m stávající kanalizace, která nebude stavebními pracemi ovlivněna, přesto je nutné polohu i hloubku kanalizace ověřit před zahájením prací.

Souřadnicový systém JTSK  
Výškový systém – B.p.v.

Zodpovědný projektant Ing. Karel Šťastný AI ID00, IM00 č. 0400403 Malšovice 110, 40502 Děčín		Vypracoval Ing. Karel Šťastný		PROJEKTANT: Petr ANDREJKOVIČ Jizerská 2922/37, 400 11 Ústí nad Labem Tel.: +420 731 459 016	
Obec Bílina		KÚ Bílina		formát	4A4
Investor Město Bílina, Břežanská 50/4, 418 31 Bílina				zak. č.	062021
Název akce REKONSTRUKCE KOMUNIKACE A MOSTŮ V ULICI HORSKÁ SO 202 Most přes Lukovský potok				arch. č.	062021
				stupeň	DÚR-DSP
				datum	II/2022
				měřítko 1:50	paré č.
Obsah DISPOZICE NOVÉHO STAVU				příloha č. 12	