




SITUACE DOPRAVA, STAVEBNÍ
ÚPRAVA CHODNÍKU ULICE ČAPKOVA,
1:300

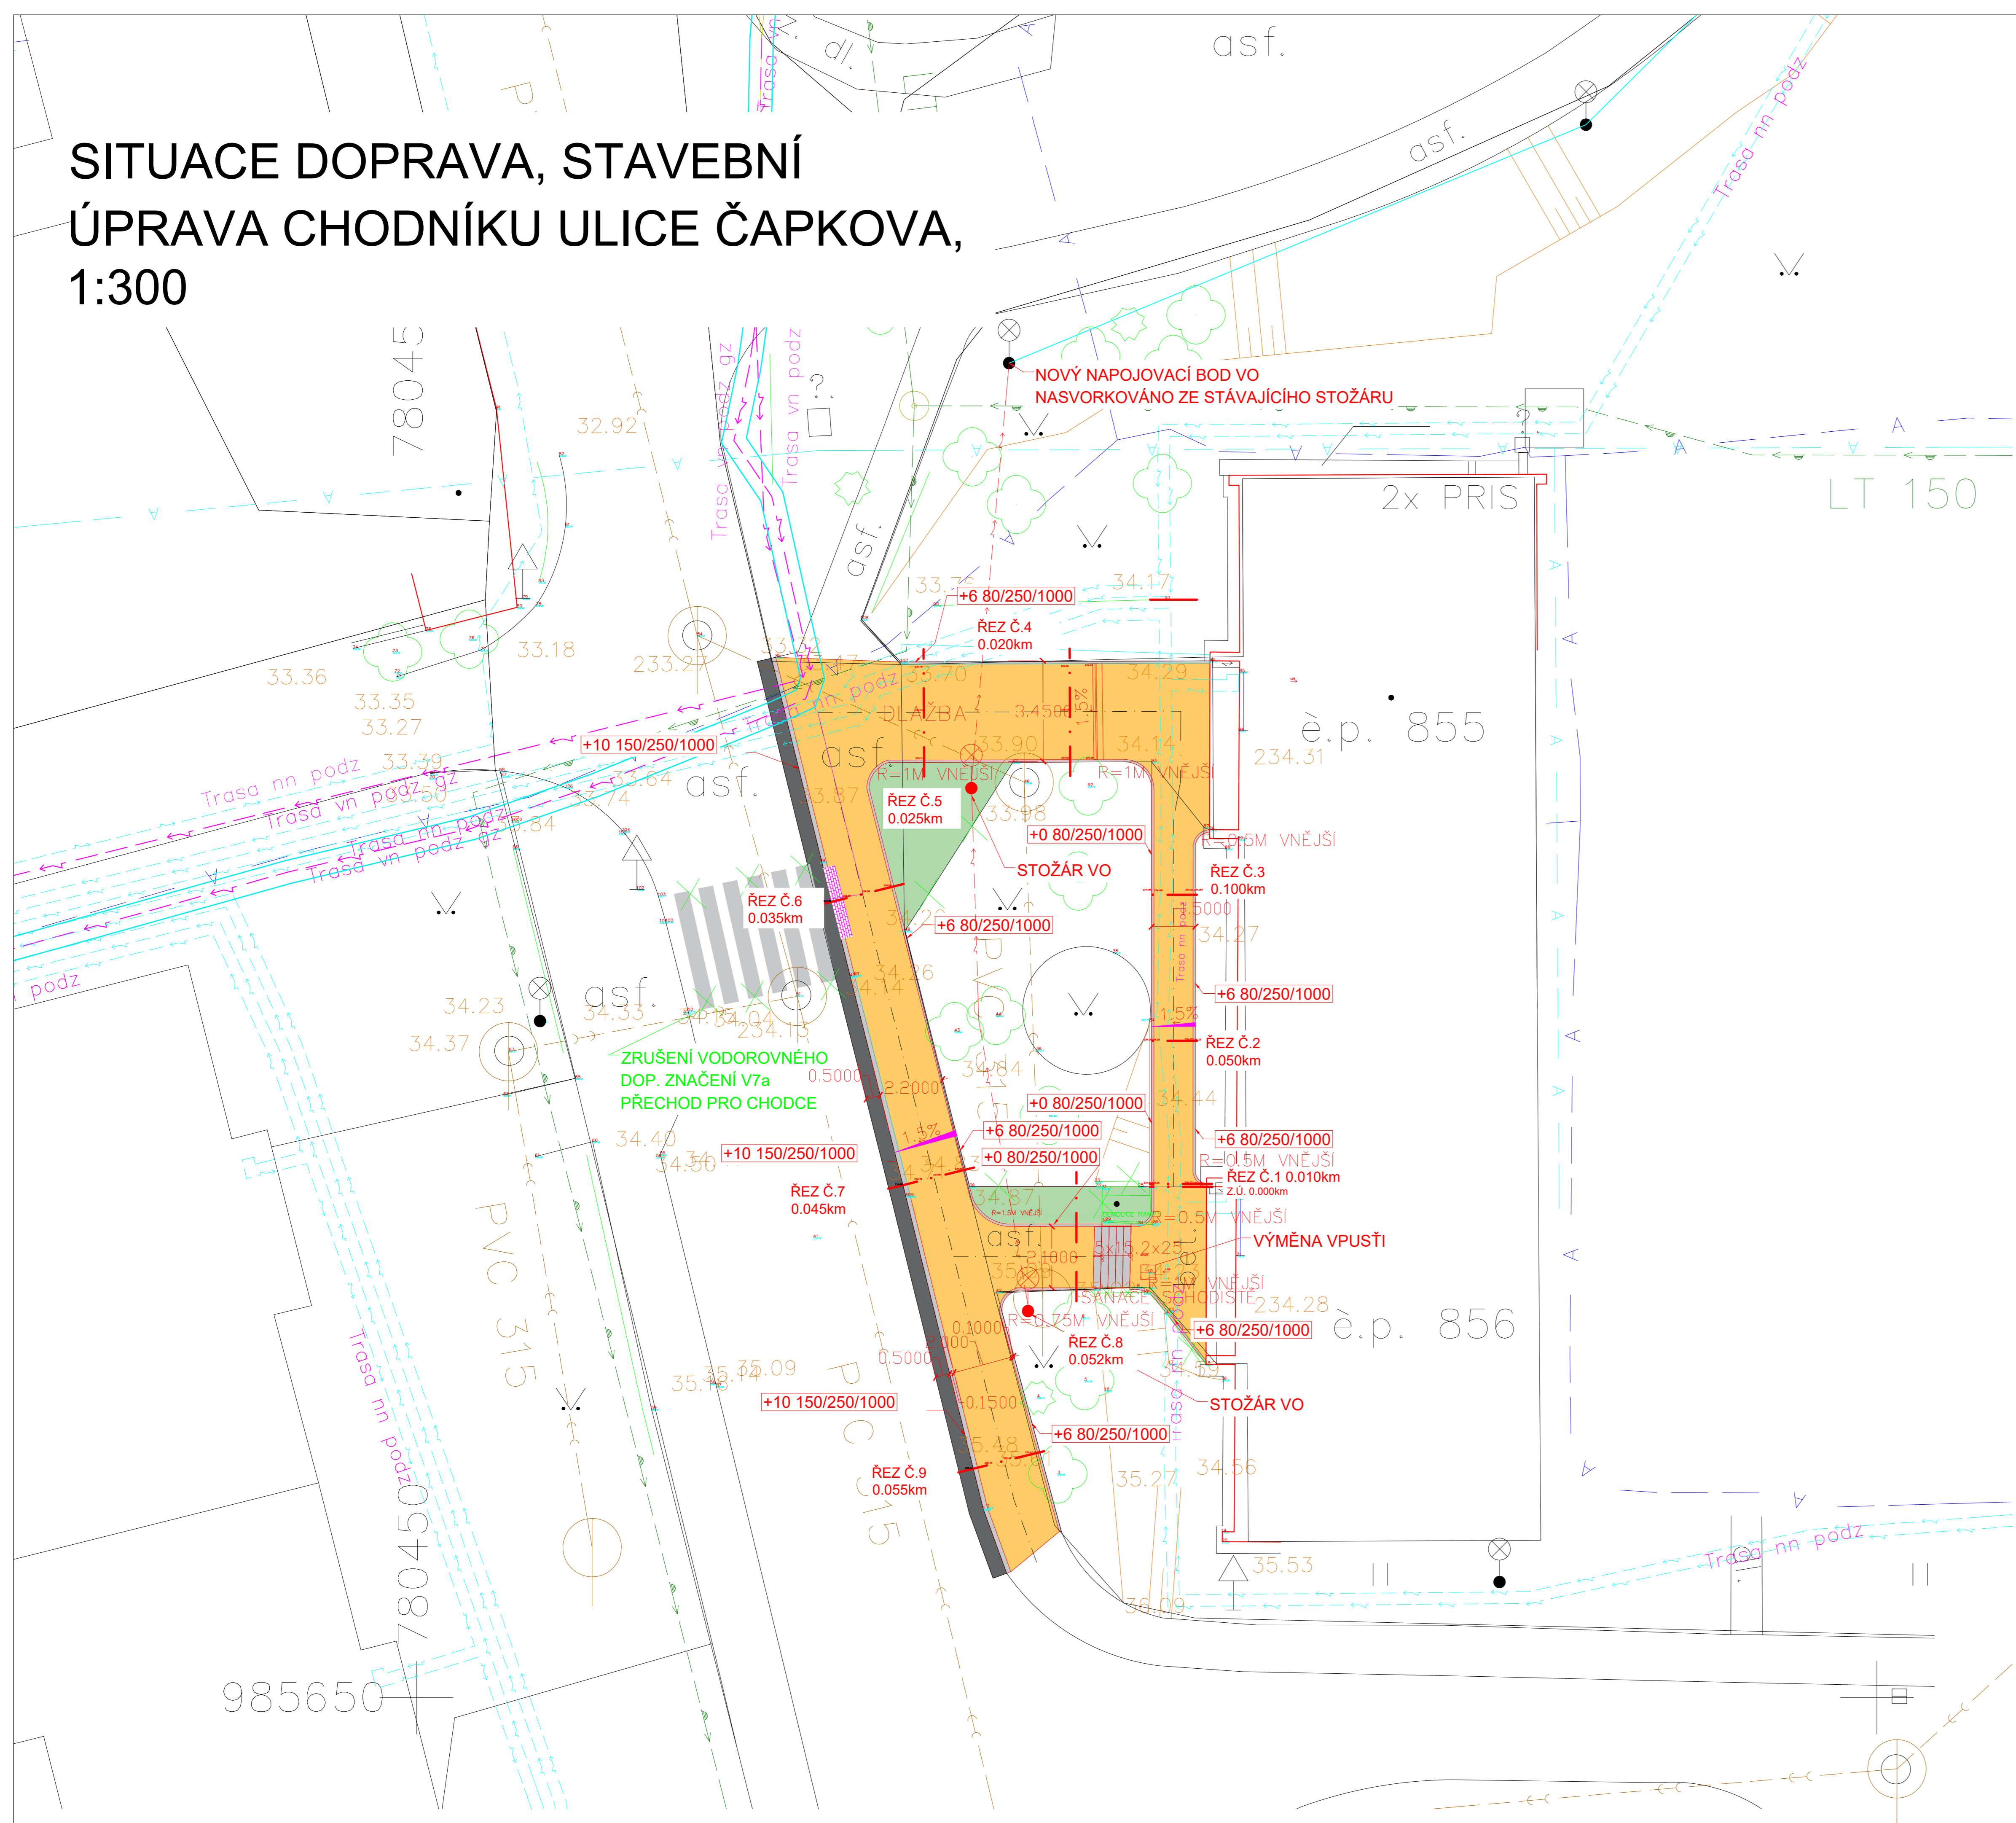

DETAIL ZALOŽENÍ STOŽÁRU VO

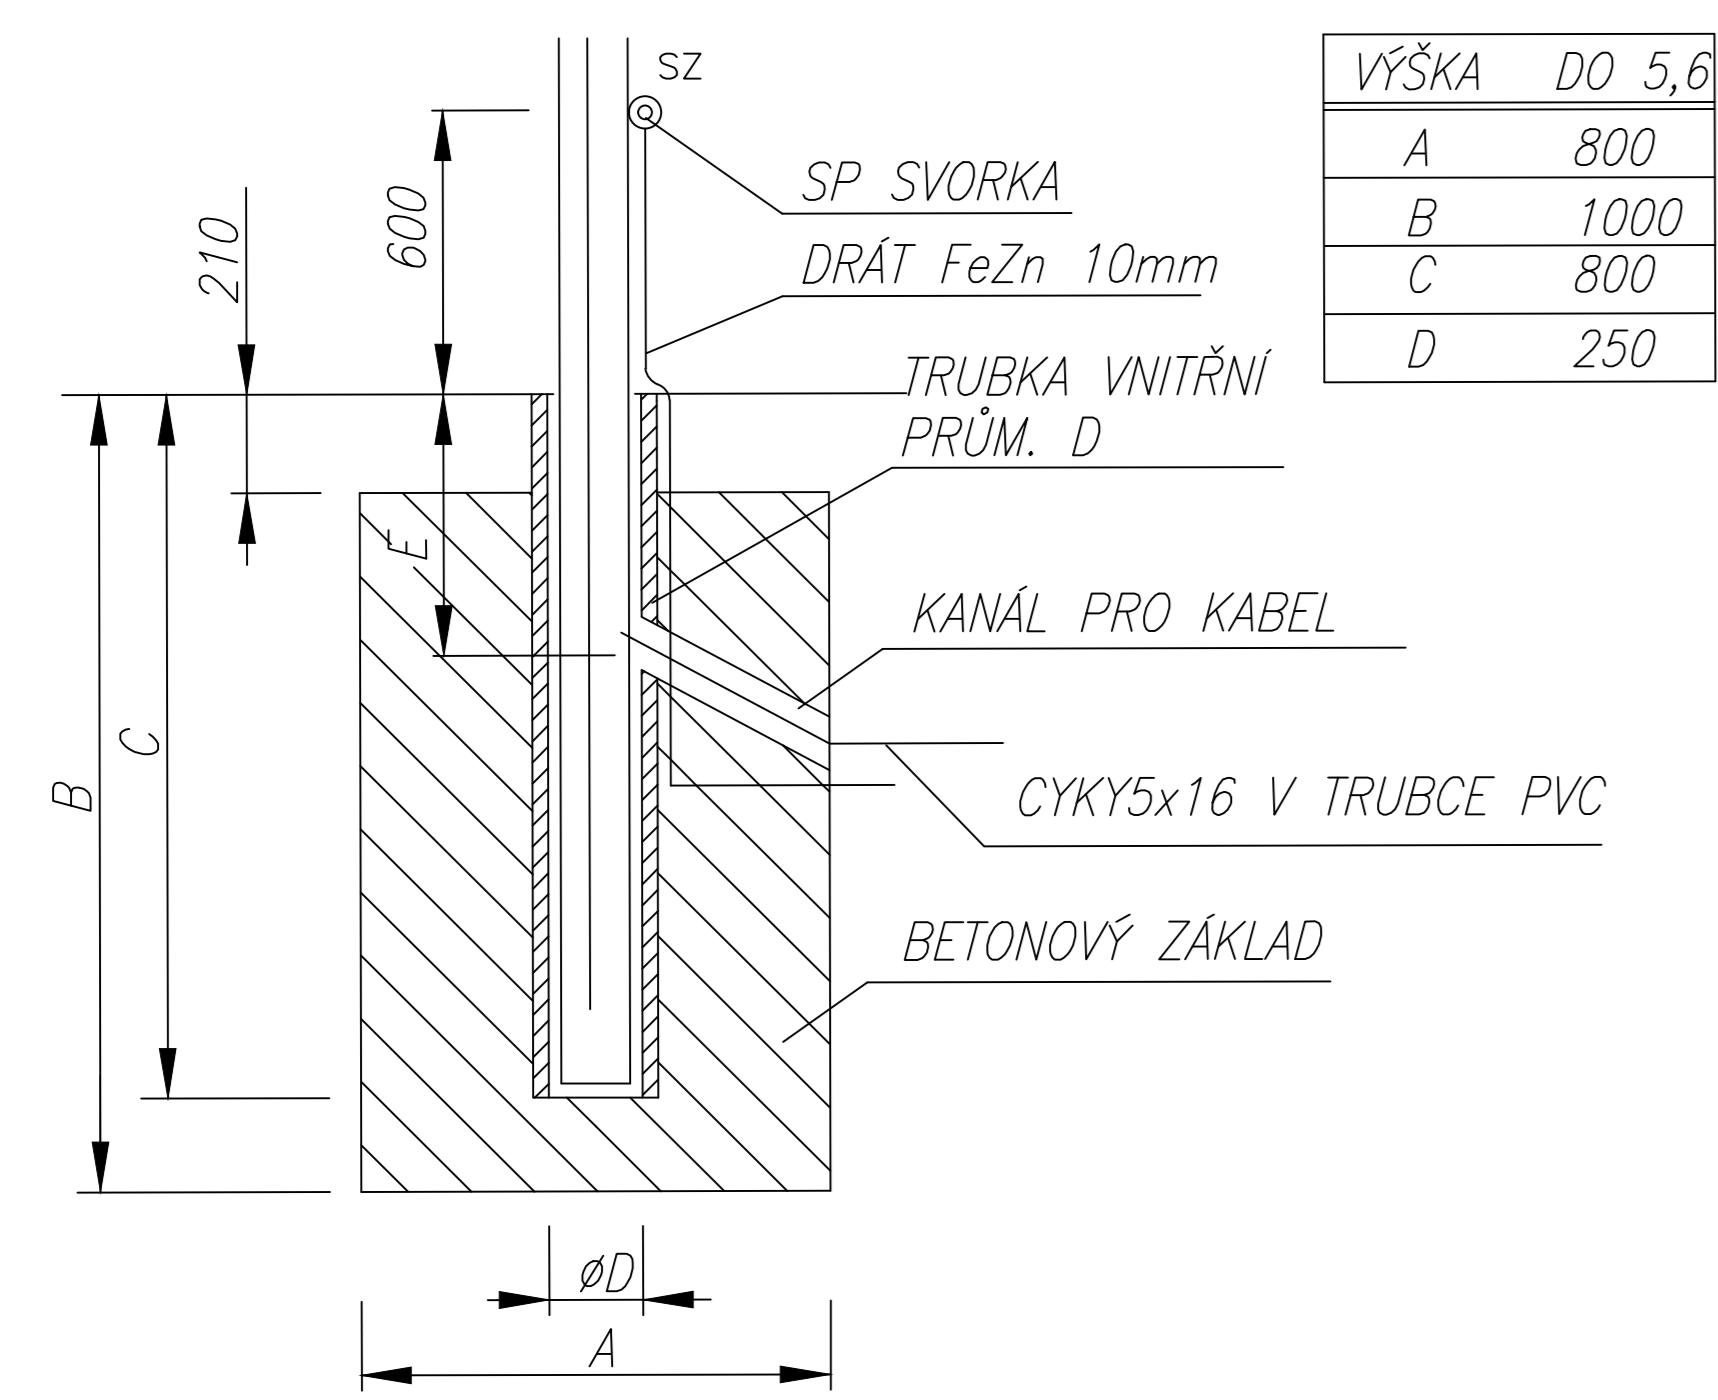

VÝKOP PRO KABELY NN 0,4kV
POD CHODNÍKEM
TRAVNATÁ PLOCHA

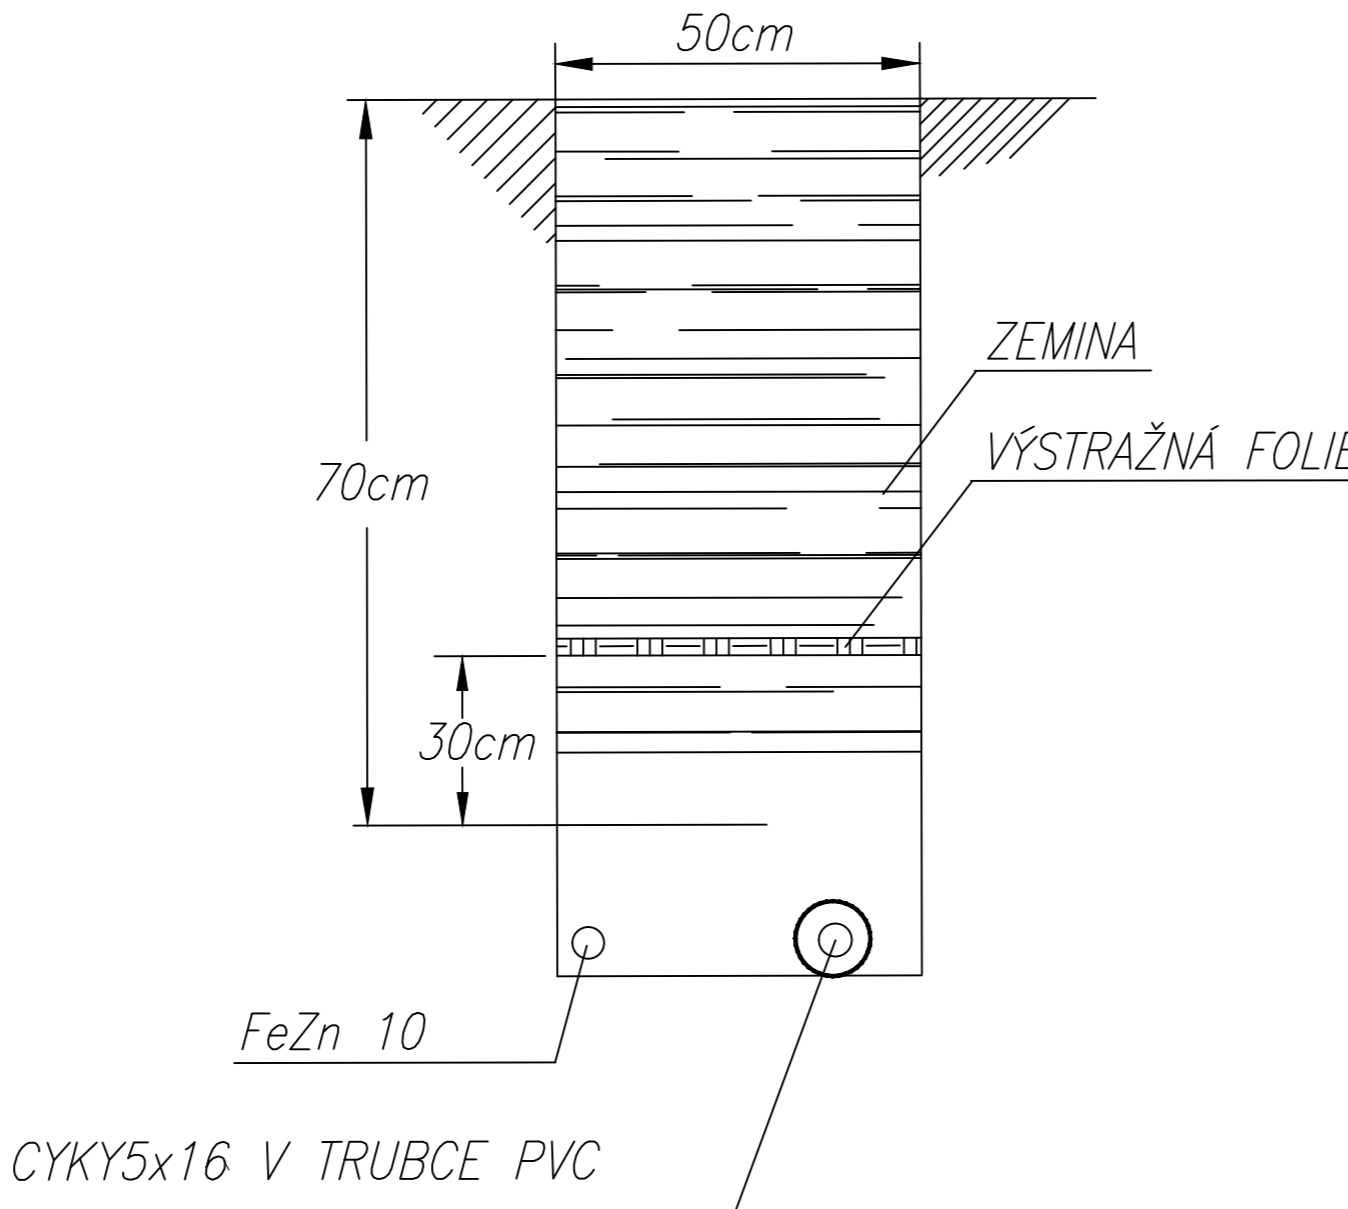

LEGENDA VÝPLNÍ

- STÁVAJÍCÍ STAV- ZAMĚŘENÍ
- KATASTRÁLNÍ MAPA
- NAVRŽENÝ STAV
- BOURANÉ KONSTRUKCE

- NOVÁ ZPEVNĚNÁ PLOCHA
- ŽIVIČNÝ POVRCH
- RELIEFNÍ DLAŽBA
- NOVÁ ZELEŇ
- SCHODIŠTĚ
- NOVÝ CHODNÍK
- ZÁMKOVÁ DLAŽBA

LEGENDA ZNAČENÍ

- DPRAVNÍ ZNAČKA STÁVAJÍCÍ
- STÁVAJÍCÍ STOŽÁR VO
- NOVÝ STOŽÁR VO
- ŠACHTA STÁVAJÍCÍ
- VPUSŤ STÁVAJÍCÍ
- BRANKA, VJEZD STÁVAJÍCÍ
- LOUKA STÁVAJÍCÍ
- PARK STÁVAJÍCÍ
- HYDRANT
- STROM STÁVAJÍCÍ

LEGENDA STÁVAJÍCÍCH INŽENÝRSKÝCH SÍTÍ

- KOMUNIKAČNÍ VEDENÍ T-MOBILE PODZEMNÍ
- KANALIZACE JEDNOTNÁ, Severočeské vodovody a kanalizace, a.s.
- VEDENÍ VODY, Severočeské vodovody a kanalizace, a.s.
- PODZEMNÍ VEDENÍ TEPLOVODU, ČEZ TEPLÁRENSKÁ
- PODZEMNÍ ROZVOD TUV ČEZ TEPLÁRENSKÁ
- SOUBĚH PODZEMNÍHO VEDENÍ VN DO 35 kV, ČEZ a.s.
- PODZEMNÍHO TRASA NN, ČEZ a.s.
- PODZEMNÍ VEDENÍ VEŘEJNÉHO OSVĚTLENÍ
- OPTICKÉ VEDENÍ, CETIN a.s.


LEGENDA NOVÝCH INŽENÝRSKÝCH SÍTÍ

- PODZEMNÍ VEDENÍ OSVĚTLENÍ, KABELY CYKY 5x16

STAVEBNÍ ÚPRAVA CHODNÍKU ULICE ČAPKOVA, BÍLINA

Autorizováno	Investor	MĚSTO BÍLINA, BŘEŽANSKÁ 50/4, 41801 BÍLINA	Číslo paré
	Objednatel	MĚSTO BÍLINA, BŘEŽANSKÁ 50/4, 41801 BÍLINA	
	Identifikace stavby	DOPRAVNÍ STAVBY	

PROJEKTANT

 Hojanovice 47 Humpolec 396 01	Autorizace	Bc. Jan Hyliš	Autorizováno
	Hlavní inženýr projektu	Bc. Jan Hyliš	
	Vypracoval	Ing. Alena Hylišová	

IDENTIFIKACE PROJEKTU

Stupeň dokumentace DPS	Profesní část C.1. KOMUNIKACE	Datum expedice 11/2023	Datum vypracování 02/2024	Měřítko 1:300
Číslo zakázky 243/123	SITUACE DOPRAVA			Číslo výkresu D.01