



PŮDORYS – BYT Č.1 V 2.NP

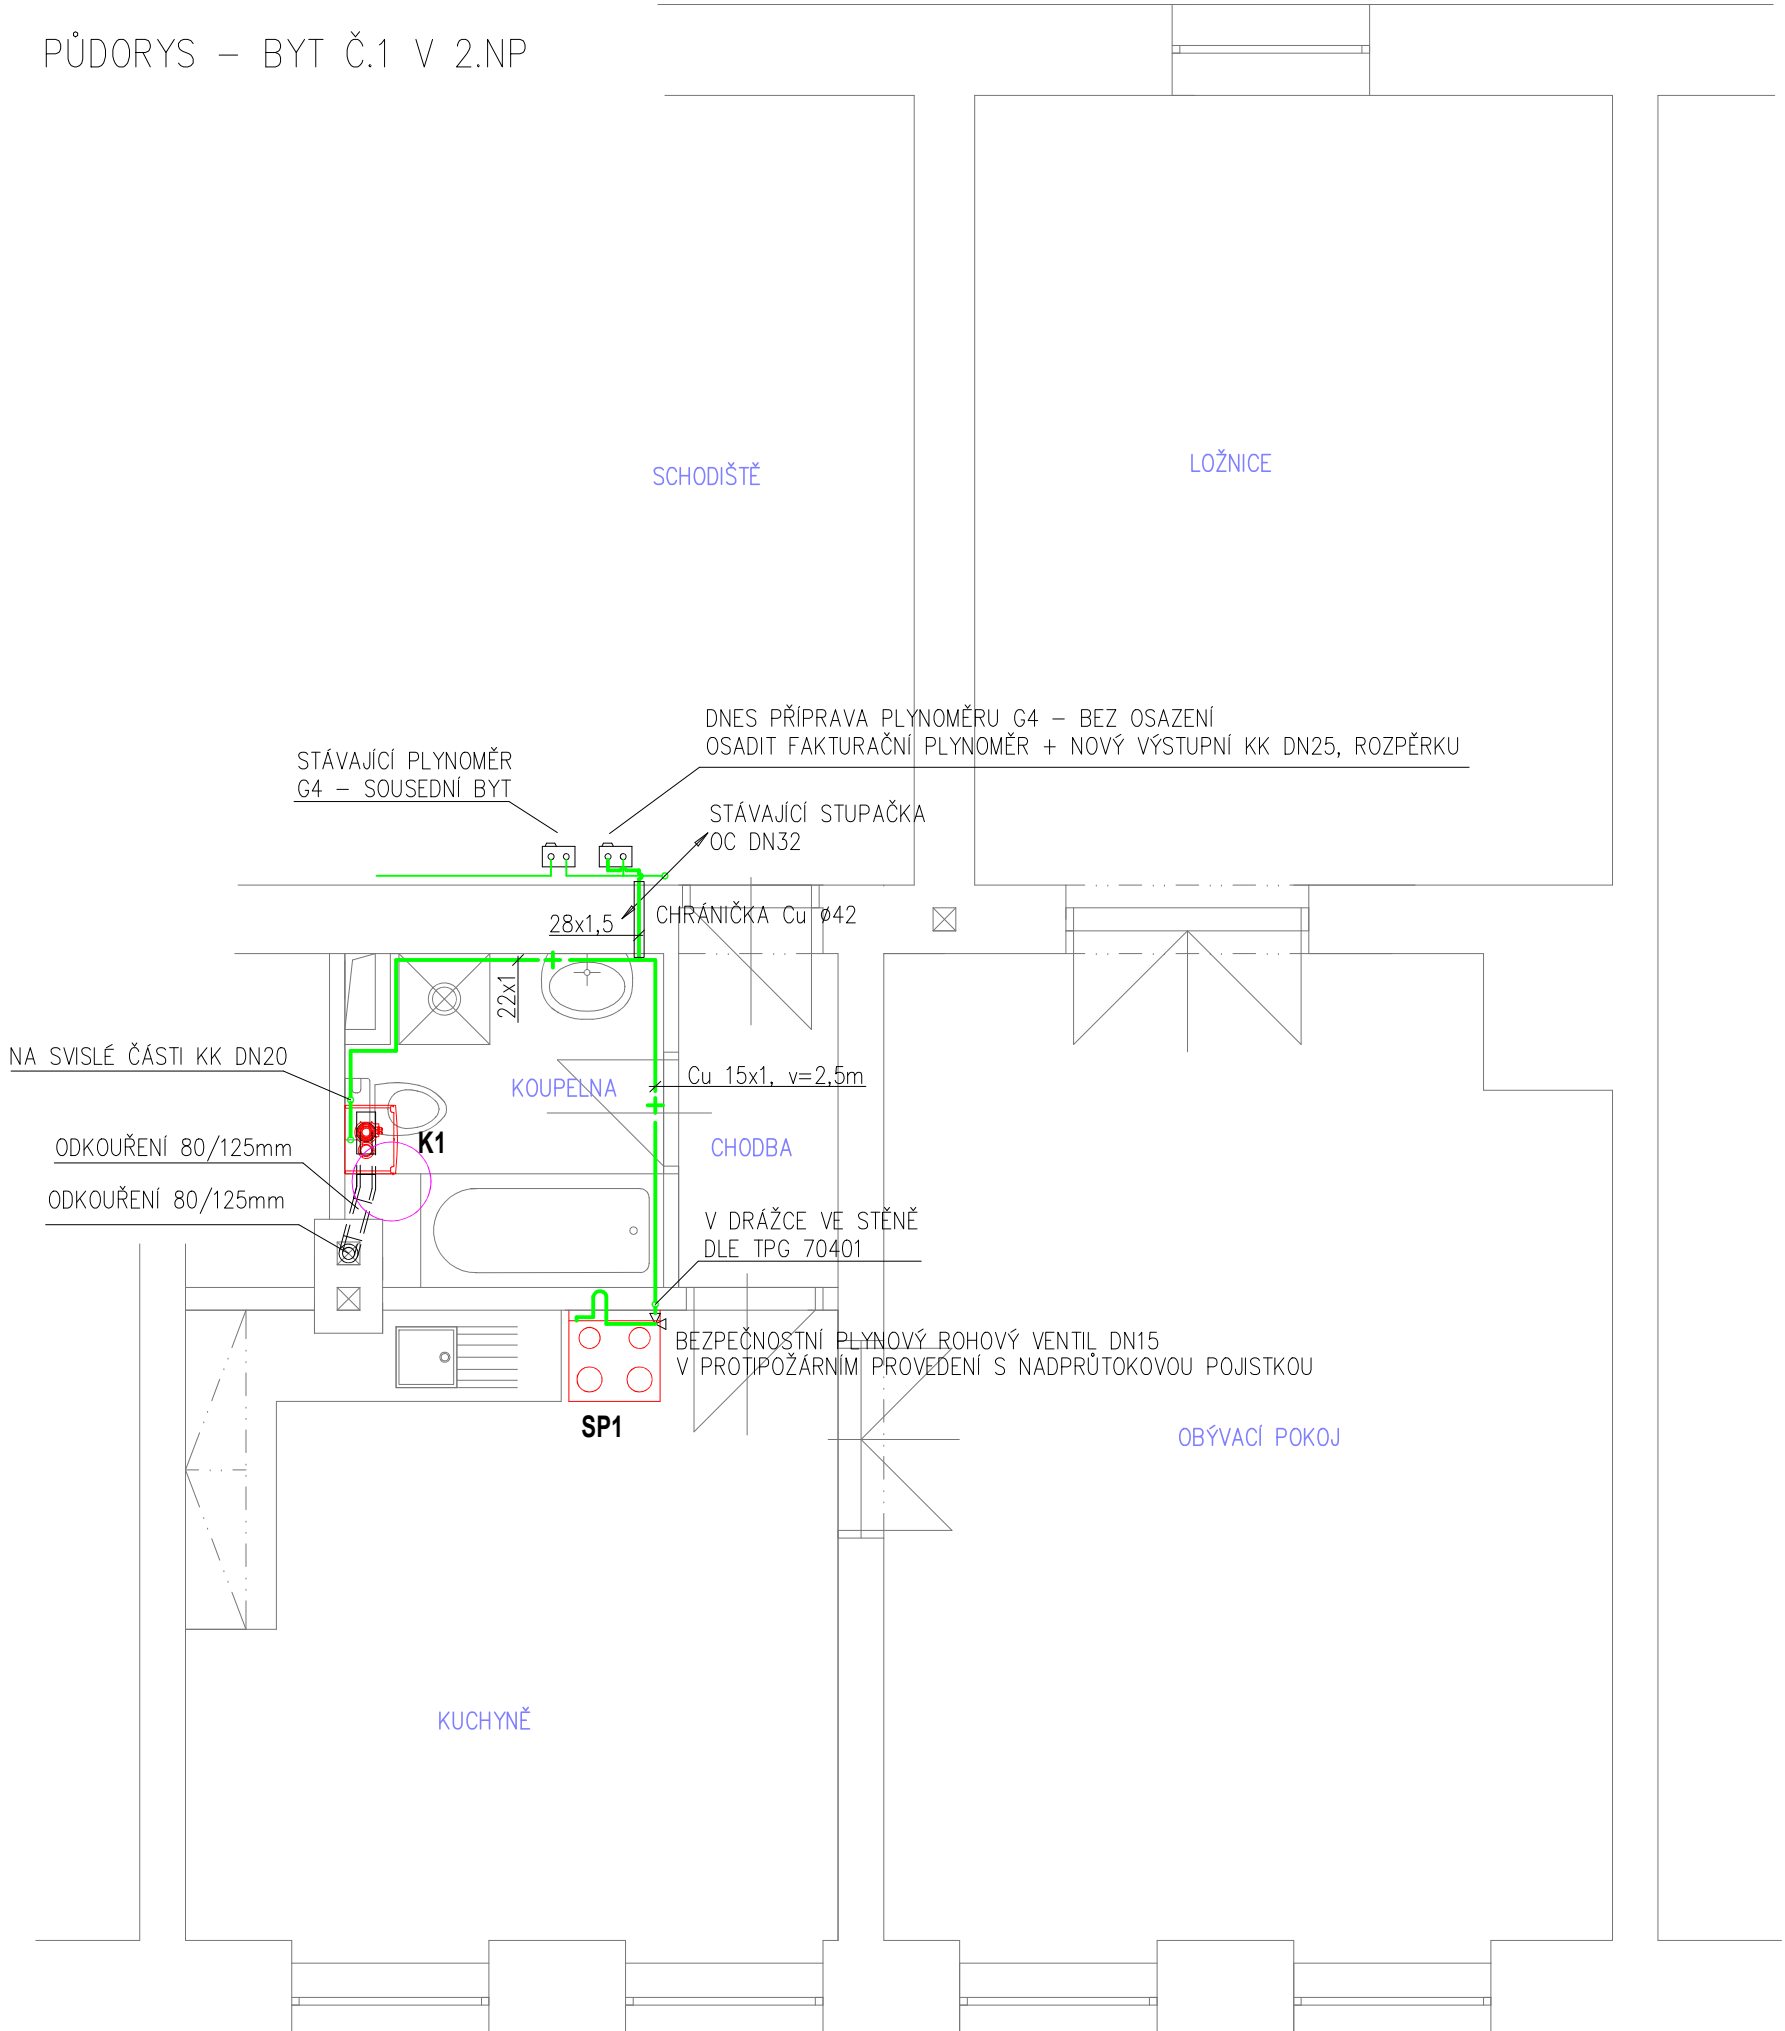

IZOMETRIE – BYT Č.1 V 2.NP

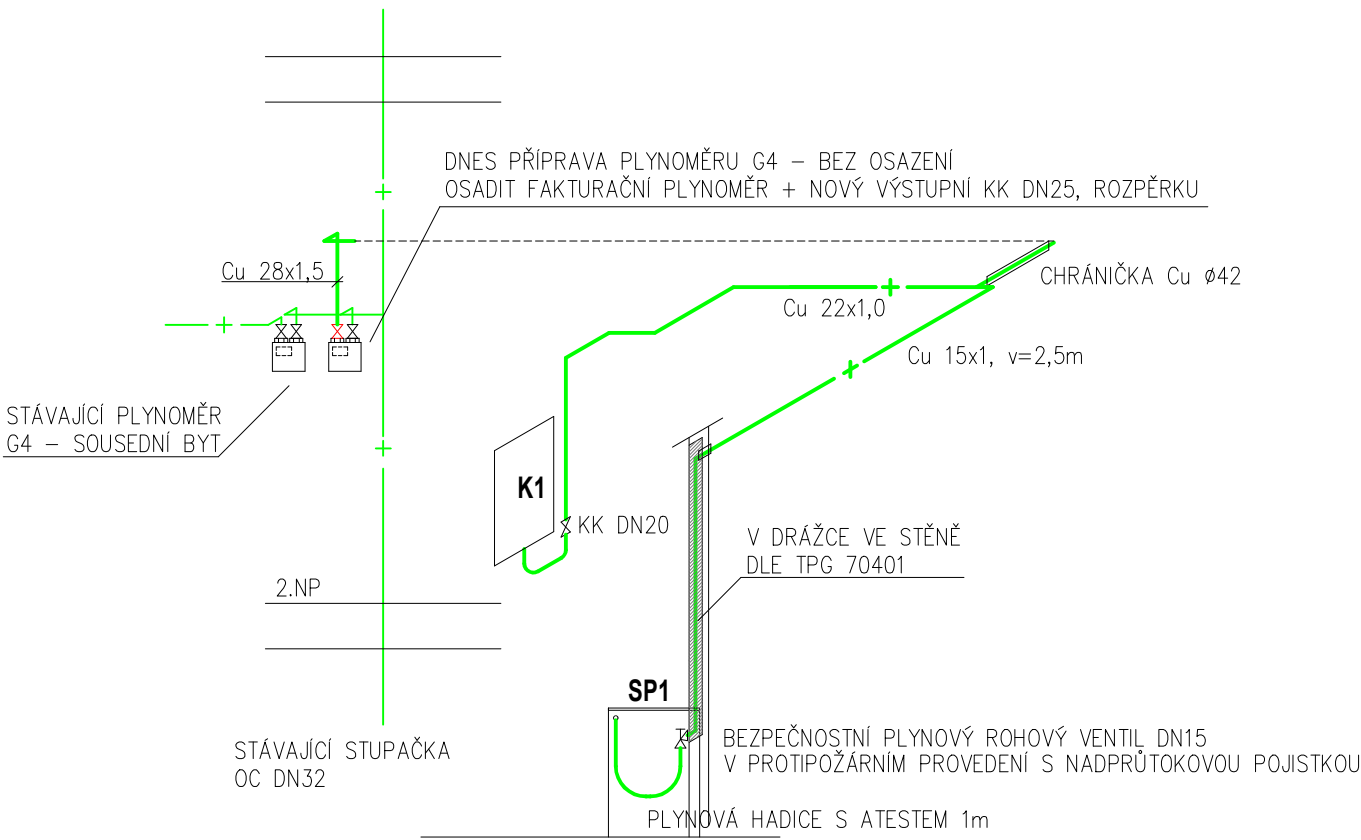

LEGENDA

- STÁVAJÍCÍ DOMOVNÍ OPZ, MATERIÁL OCEL A MĚĎ
- NOVÉ PLYNOVODNÍ POTRUBÍ, MATERIÁL MĚDĚNÉ POTRUBÍ DLE TPG 70001, SPOJE LISOVANÉ
- DEMONTÁŽ ELEKTRICKÉHO ZÁSOBNIKU

SP – PLYNOVÝ SPORÁK S ELEKTRICKOU TROUBOU V PROVEDENÍ "A". SPOTŘEBA ZEMNÍHO PLYNU 0,81m³/hod. NAPOJENÍ PŘES BEZPEČNOSTNÍ PLYNOVÝ VENTIL S PROTIPOŽÁRNÍM UZÁVĚREM A NADPRŮTOKOVOU POJISTKOU. PLYNOVÁ HADICE KE SPORÁKU S ATESTEM DÉLKY 1,0m

K1 – PLYNOVÝ KOMBINOVANÝ KONDENZAČNÍ KOTEL S PRŮTOKOVÝM OHŘEVEM TV, VÝKON 2,5–24kW, SPOTŘEBA ZEMNÍHO PLYNU 0,26–2,61m³/hod, TYP PROVEDENÍ "C" ODKOUŘENÍ 80/125mm VĚST KOMÍNOVÝM PRŮDUCHEM NAD STŘECHU. REFERENČNÍ VÝROBEK BAXI LUNA PLATINUM+ 24GA

		ZODPOVĚDNÝ PROJEKTANT: ING. FILIP ŠIMMER ČKAIT 0401794		ING. FILIP ŠIMMER projekční činnost v oblasti TZB Markův kopec 442, 43513 Meziboří IČO: 74386271 tel: 776 039 682, e-mail: f.simmer@post.cz	
		PROJEKTANT ZAKÁZKY: ING. FILIP ŠIMMER			
		KRESLIL ING. FILIP ŠIMMER		REVIZE:	OBJEKT:
		STUPEŇ: PRO PROVEDENÍ STAVBY		DATUM: 11/2024	
KRAJ: ÚSTECKÝ	OBLAST: BÍLINA	OBEC: BÍLINA	FORMÁT:	6 A4	
INVESTOR: město Bílina, Břežánská 50/4, 41801 Bílina			ČÍSLO ZAKÁZKY:	1124003	
PLYNOVOD PRO BYT Č.1 V OBJEKTU SEIFERTOVA 105, BÍLINA			MĚŘÍTKO: 1:50	ČÍSLO PARÉ:	
D.1.4e: Zařízení zdravotně technických instalací			ČÍSLO VÝKRESU:		
PLYNOVOD – PŮDORYS A IZOMETRIE			D.1.2.3–02		